

Sooo

Architecture & Design

수오건축사사무소

서울시 강남구 테헤란로88길 신안맥트로간 1515

Tel 02.6053.9280 Fax 02.6053.9281

www.sooooarchi.com

DESIGN CONSULTANT

NOTE

REVISION

NO DATE DESCRIPTION

PROJECT TITLE

세종문화회관 저층부
공간개선사업 실시설계

DRAWN BY

APPROVED BY

Y.Y.S

CHECKED BY

DATE

2023. 07.

DRAWING TITLE

도면 목록표

SCALE

A3 1:120

DRAWING NO.

EE - 001

도 면 번 호	도 면 명	축척 (A3)
EE - 001	도면 목록표	NONE
EE - 002	분전반 결선도	NONE
EE - 101	지하1층 전력간선설비 평면도	1/400
EE - 200	조명기구 상세도	NONE
EE - 201	강의실 전등설비 평면도	1/100
EE - 202	푸드코트 전등설비 평면도	1/120
EE - 203	작품제작 및 판매장 전등설비 평면도	1/100
EE - 204	안전보건교육장 및 건강관리실 전등설비 평면도	1/100
EE - 301	지하1층 조명제어설비 평면도	1/400
EE - 302	강의실 디밍제어시스템 기기상세도	NONE
EE - 303	강의실 디밍제어시스템 결선도	NONE
EE - 304	강의실 디밍제어시스템 판넬상세도	NONE
EE - 401	강의실 전열설비 평면도	1/100
EE - 402	푸드코트 전열설비 평면도	1/120
EE - 403	작품제작 및 판매장 전열설비 평면도	1/100
EE - 404	안전보건교육장 및 건강관리실 전열설비 평면도	1/100
EE - 501	강의실 냉.난방설비 평면도	1/100

도면 목록표

축척 : 1/NONE

DESIGN CONSULTANT

NOTE

REVISION

NO. DATE DESCRIPTION

PROJECT TITLE

세종문화회관 저층부
공간개선사업 실시설계

DRAWN BY

APPROVED BY

Y.Y.S

CHECKED BY

DATE

2023. 07.

DRAWING TITLE

분전반 결선도

SCALE


A3 1:NONE

DRAWING NO.

EE - 002


L-강의실

매입

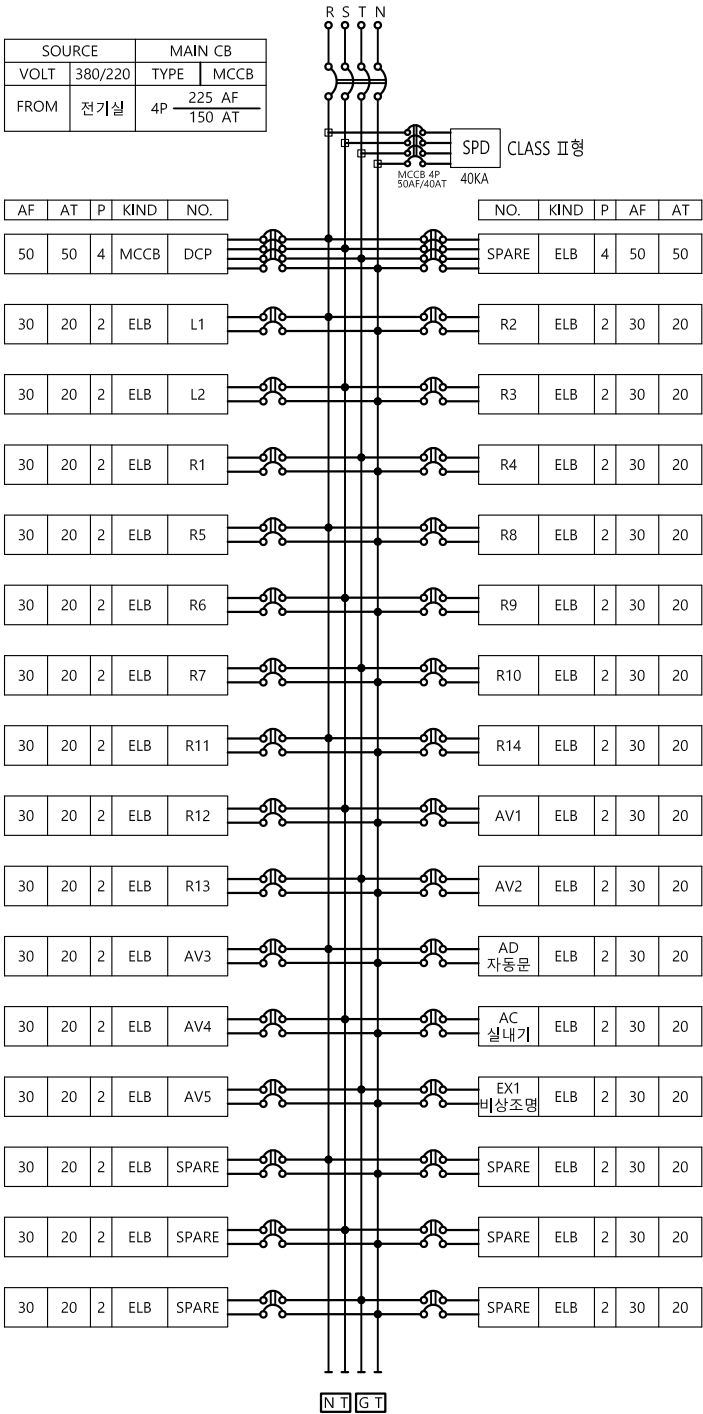


L-안전교육

매입

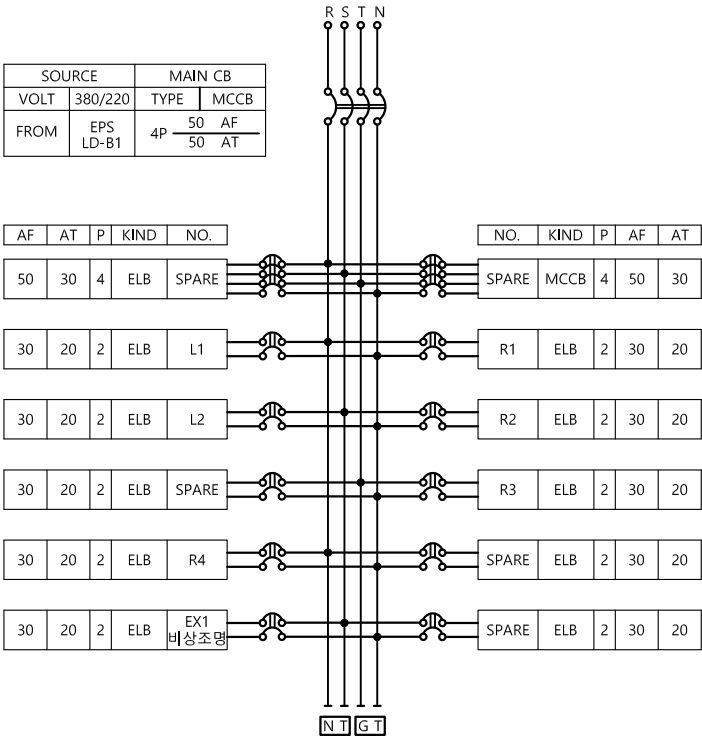


L-친니(설가온6)

매입

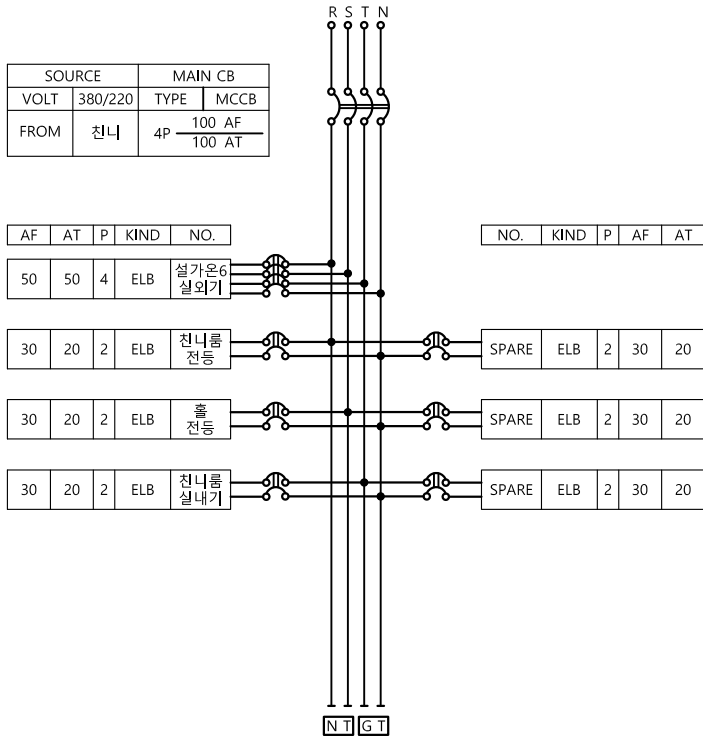

*시공시 감독관 및 시설관리자와 협의 후 현장여건에 맞춰 시공 할 것.

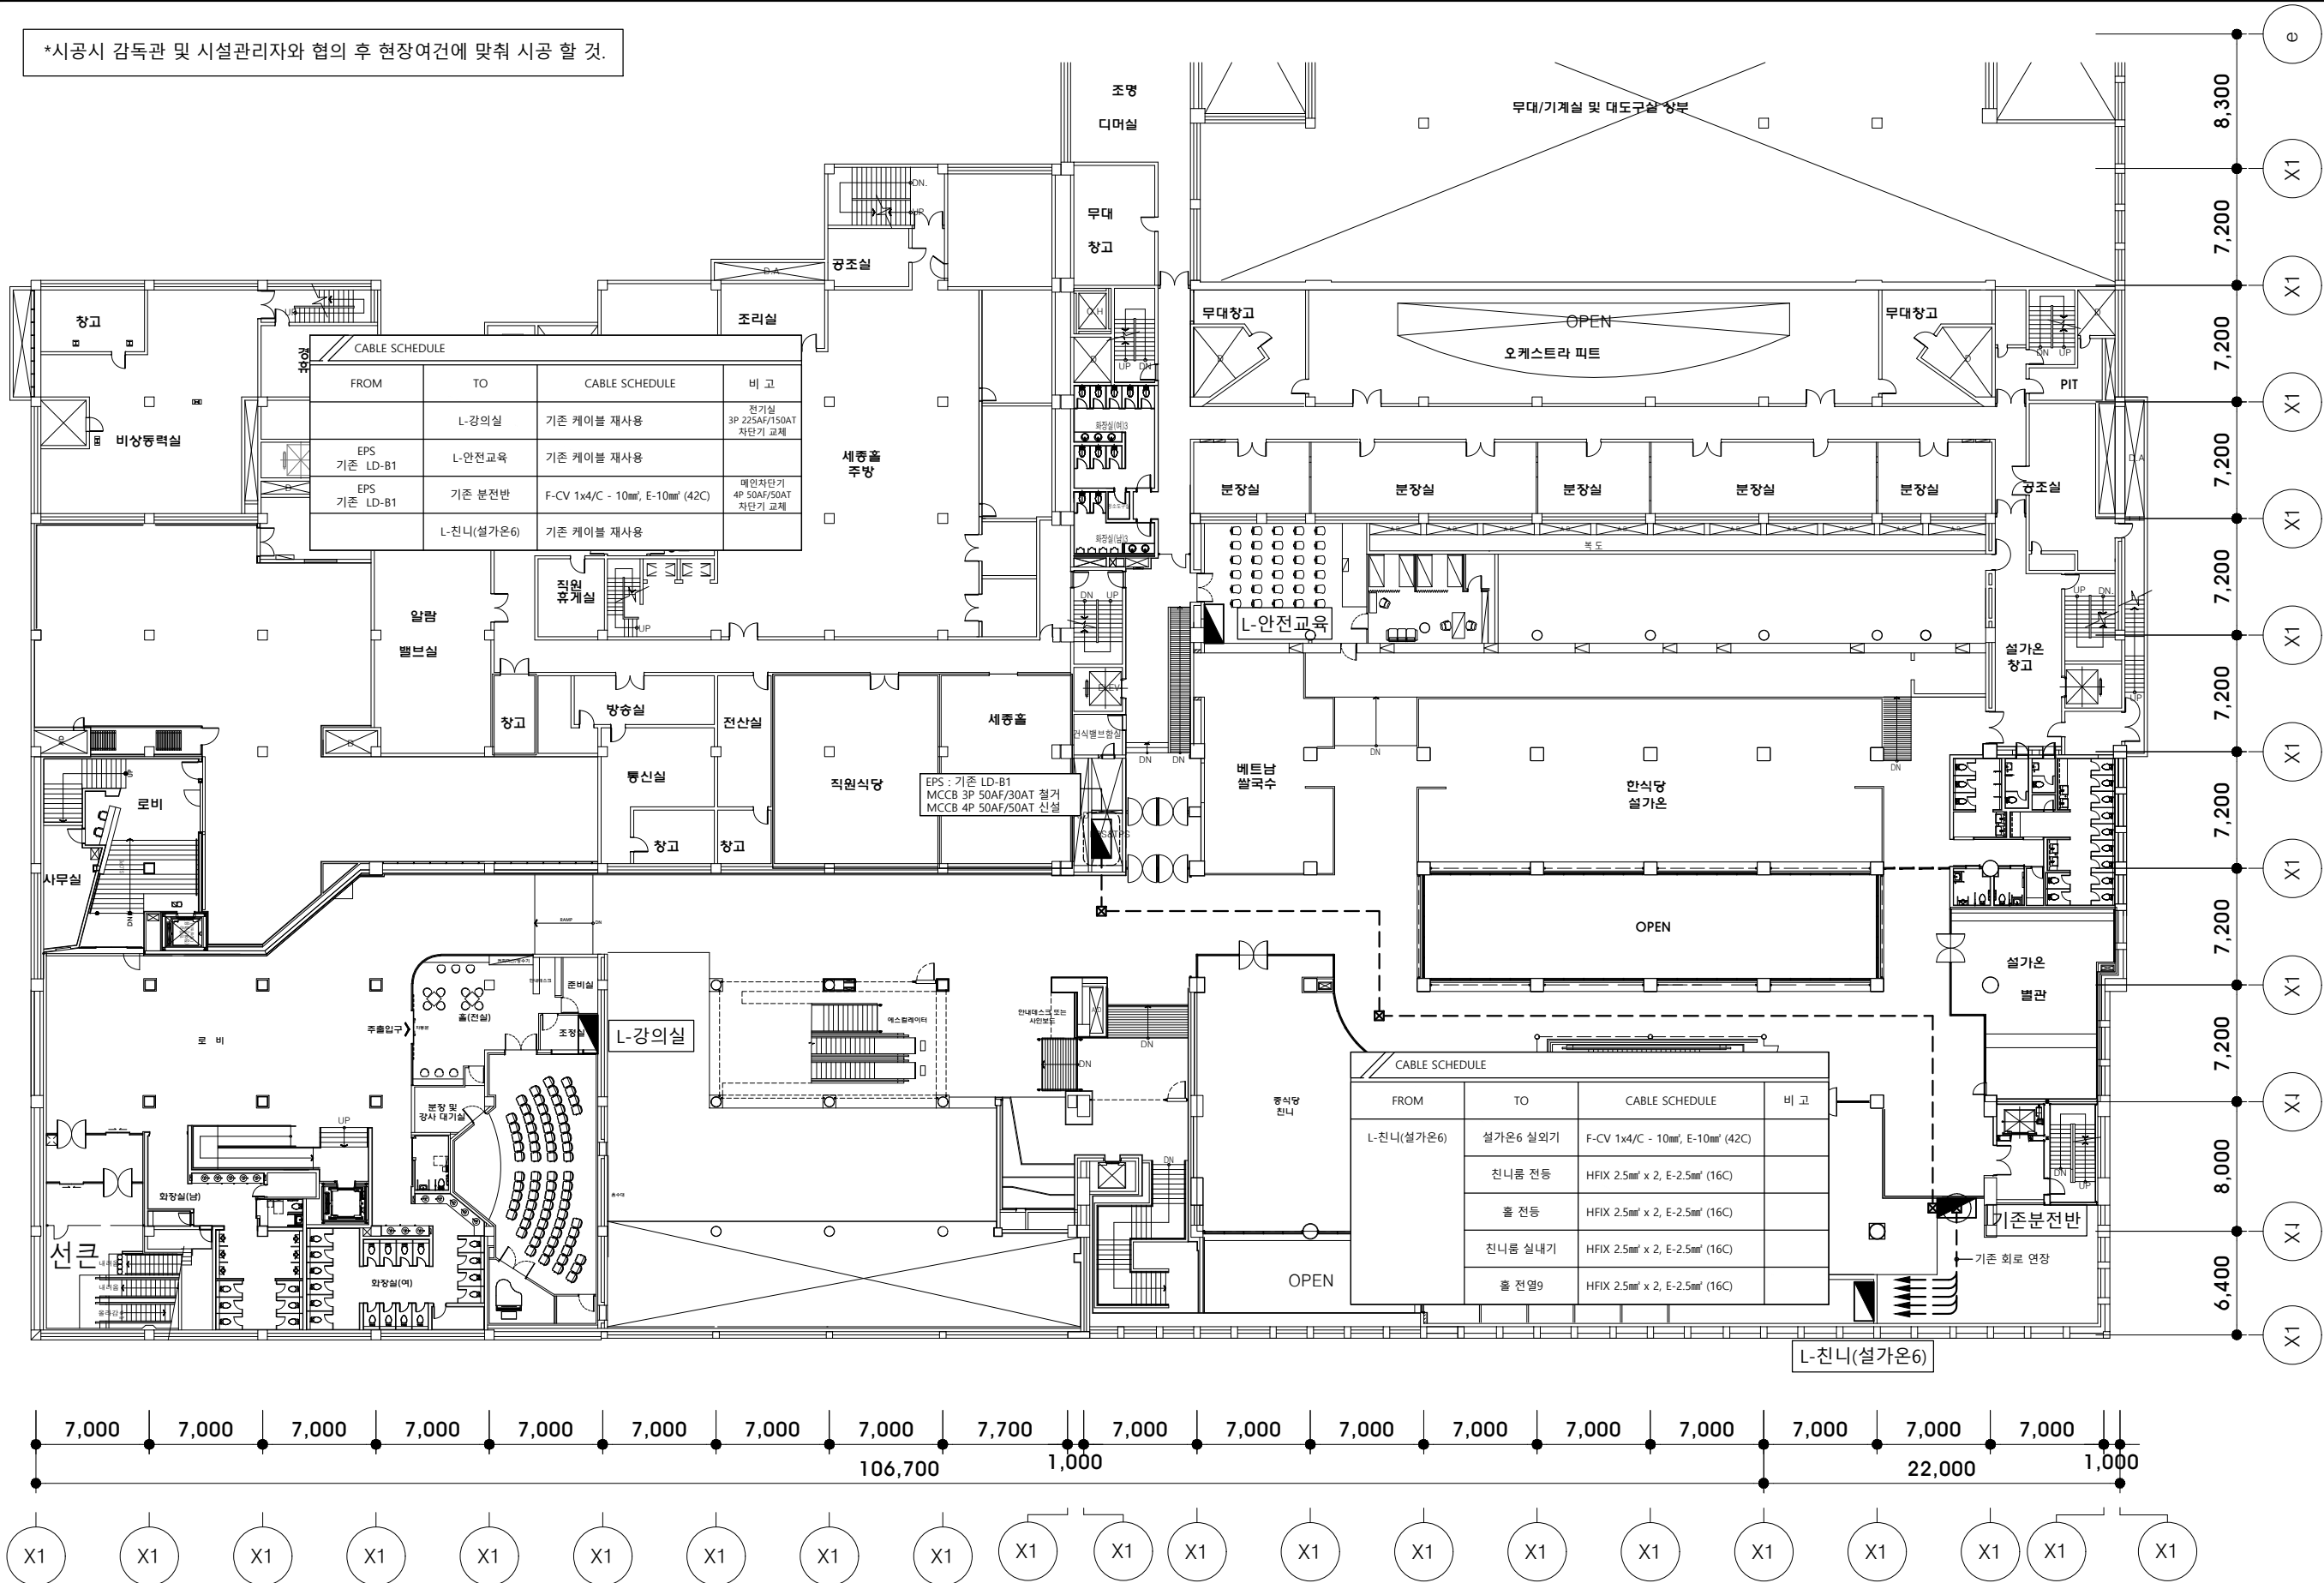

지하1층 전력간선설비 평면도
축척 : 1/400

Sooo
Architecture & Design
수오건축사사무소
서울시 강남구 테헤란로88길 신안맥트로건 1515
Tel 02.6053.9280 Fax 02.6053.9281
www.soooarchi.com

DESIGN CONSULTANT

NOTE

REVISION

NO DATE DESCRIPTION

PROJECT TITLE

세종문화회관 저층부
공간개선사업 실시설계

DRAWN BY

APPROVED BY

Y.Y.S

CHECKED BY

DATE

2023. 07.

DRAWING TITLE

지하1층 전력간선설비 평면도

SCALE

A3 1:400

DRAWING NO.

EE - 101



Sooo
Architecture & Design
수오건축사사무소
서울시 강남구 테헤란로88길 신안메트로한 1515
Tel 02.6053.9280 Fax 02.6053.9281
www.sooarchi.com

DESIGN CONSULTANT

NOTE

REVISION

NO	DATE	DESCRIPTION
----	------	-------------

PROJECT TITLE

세종문화회관 저층부
공간개선사업 실시설계

DRAWN BY

APPROVED BY

Y.Y.S

CHECKED BY

DATE 2023. 07.

DRAWING TITLE



조명기구 상세도

SCALE

A3 1:NONE

DRAWING NO.

EE - 200

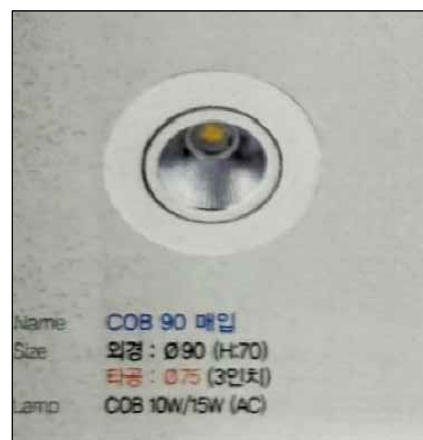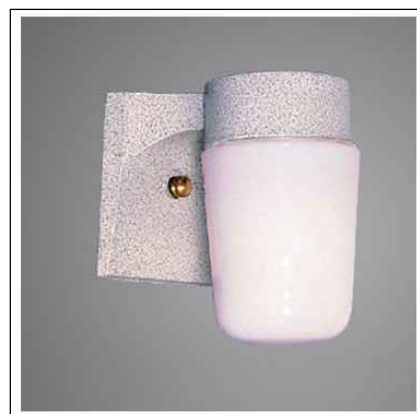

EE - 200

*시공시 감독관 및 시설관리자와 협의 후 현장여건에 맞춰 시공 할 것.

Sooo
Architecture & Design
수오건축사사무소
서울시 강남구 테헤란로88길 신안매트로잔 1515
Tel 02.6053.9280 Fax 02.6053.9281
www.soooarchi.com

DESIGN CONSULTANT

NOTE

REVISION

☐	DATE	DESCRIPTION
--------------------------	------	-------------

PROJECT TITLE

세종문화회관 저층부
공간개선사업 실시설계

DRAWN BY

APPROVED BY
Y.Y.S

HECKED BY _____

DATE 2023. 07.

DRAWING TITLE


강의실
전등설비 평면도

CALE

A3 1:100

DRAWING NO.

EE - 201

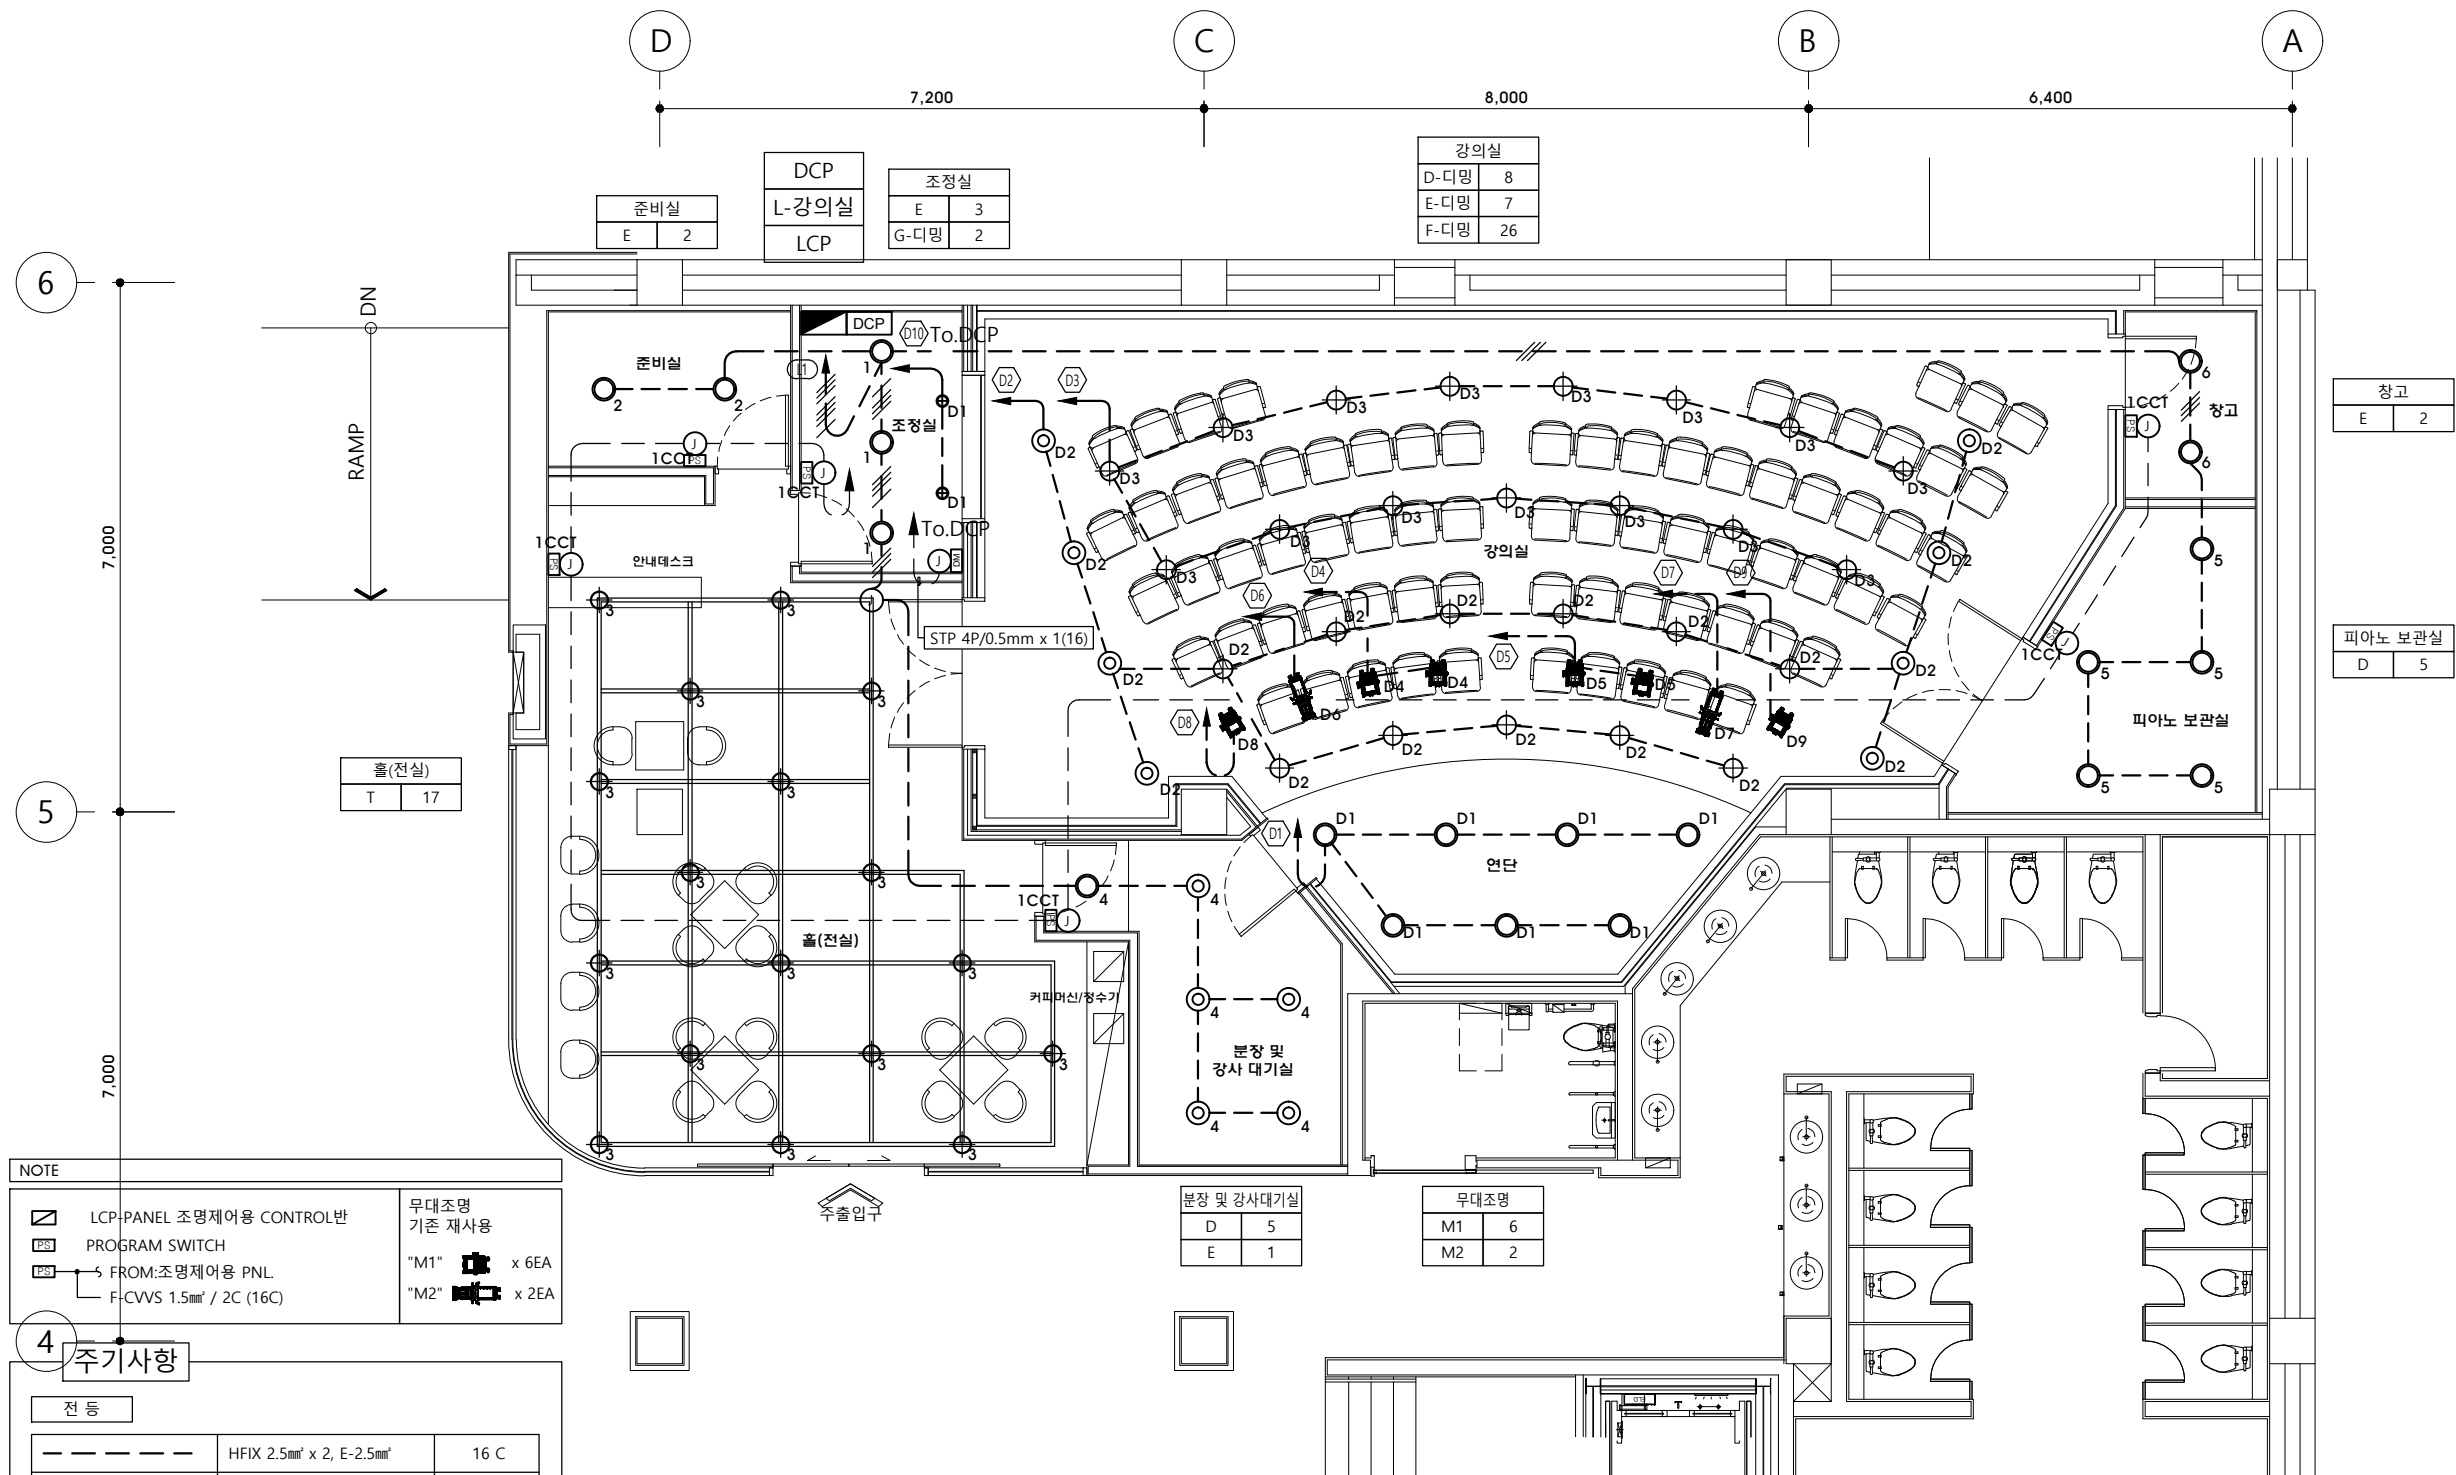

NOTE

 LCP-PANEL 조명제어용 CONTROL반
 PROGRAM SWITCH
 FROM:조명제어용 PNL.
 F-CVWS 1.5mm² / 2C (16C)

무대조명
기존 재사용

"M1"		x 6EA
"M2"		x 2EA

4 주기사항

전 등


— — — — —	HFIX 2.5mm ² x 2, E-2.5mm ²	16 C
— —  — —	HFIX 2.5mm ² x 3, E-2.5mm ²	16 C
— —  — —	HFIX 2.5mm ² x 4, E-2.5mm ²	22 C
— —  — —	HFIX 2.5mm ² x 5, E-2.5mm ²	22 C
— —  — —	HFIX 2.5mm ² x 6, E-2.5mm ²	22 C
— —  — —	HFIX 2.5mm ² x 7, E-2.5mm ²	28 C
— —  — —	HFIX 2.5mm ² x 8, E-2.5mm ²	28 C

1. 본 공사에 사용되는 배관은 CD전선관을 사용한다.
(TEX속 노출배관은 금속제 가요전선관을 사용하고, 그외 노출되는 배관은 STEEL 후강 아연도 전선관을 사용한다.)
2. 천정 노출배관은 1.5M마다 세울 또는 행거용으로 견고히 지지 시공한다.
3. 도면에 배치된 기구 및 배관, 배선을 건축 및 설비의 현장여건에 의하여 변경하여야 할 경우 관계자의 서 승인을 득한 후 변경할 수 있다.

강의실 전등설비 평면도

축척 : 1/200

*시공시 감독관 및 시설관리자와 협의 후 현장여건에 맞춰 시공 할 것.

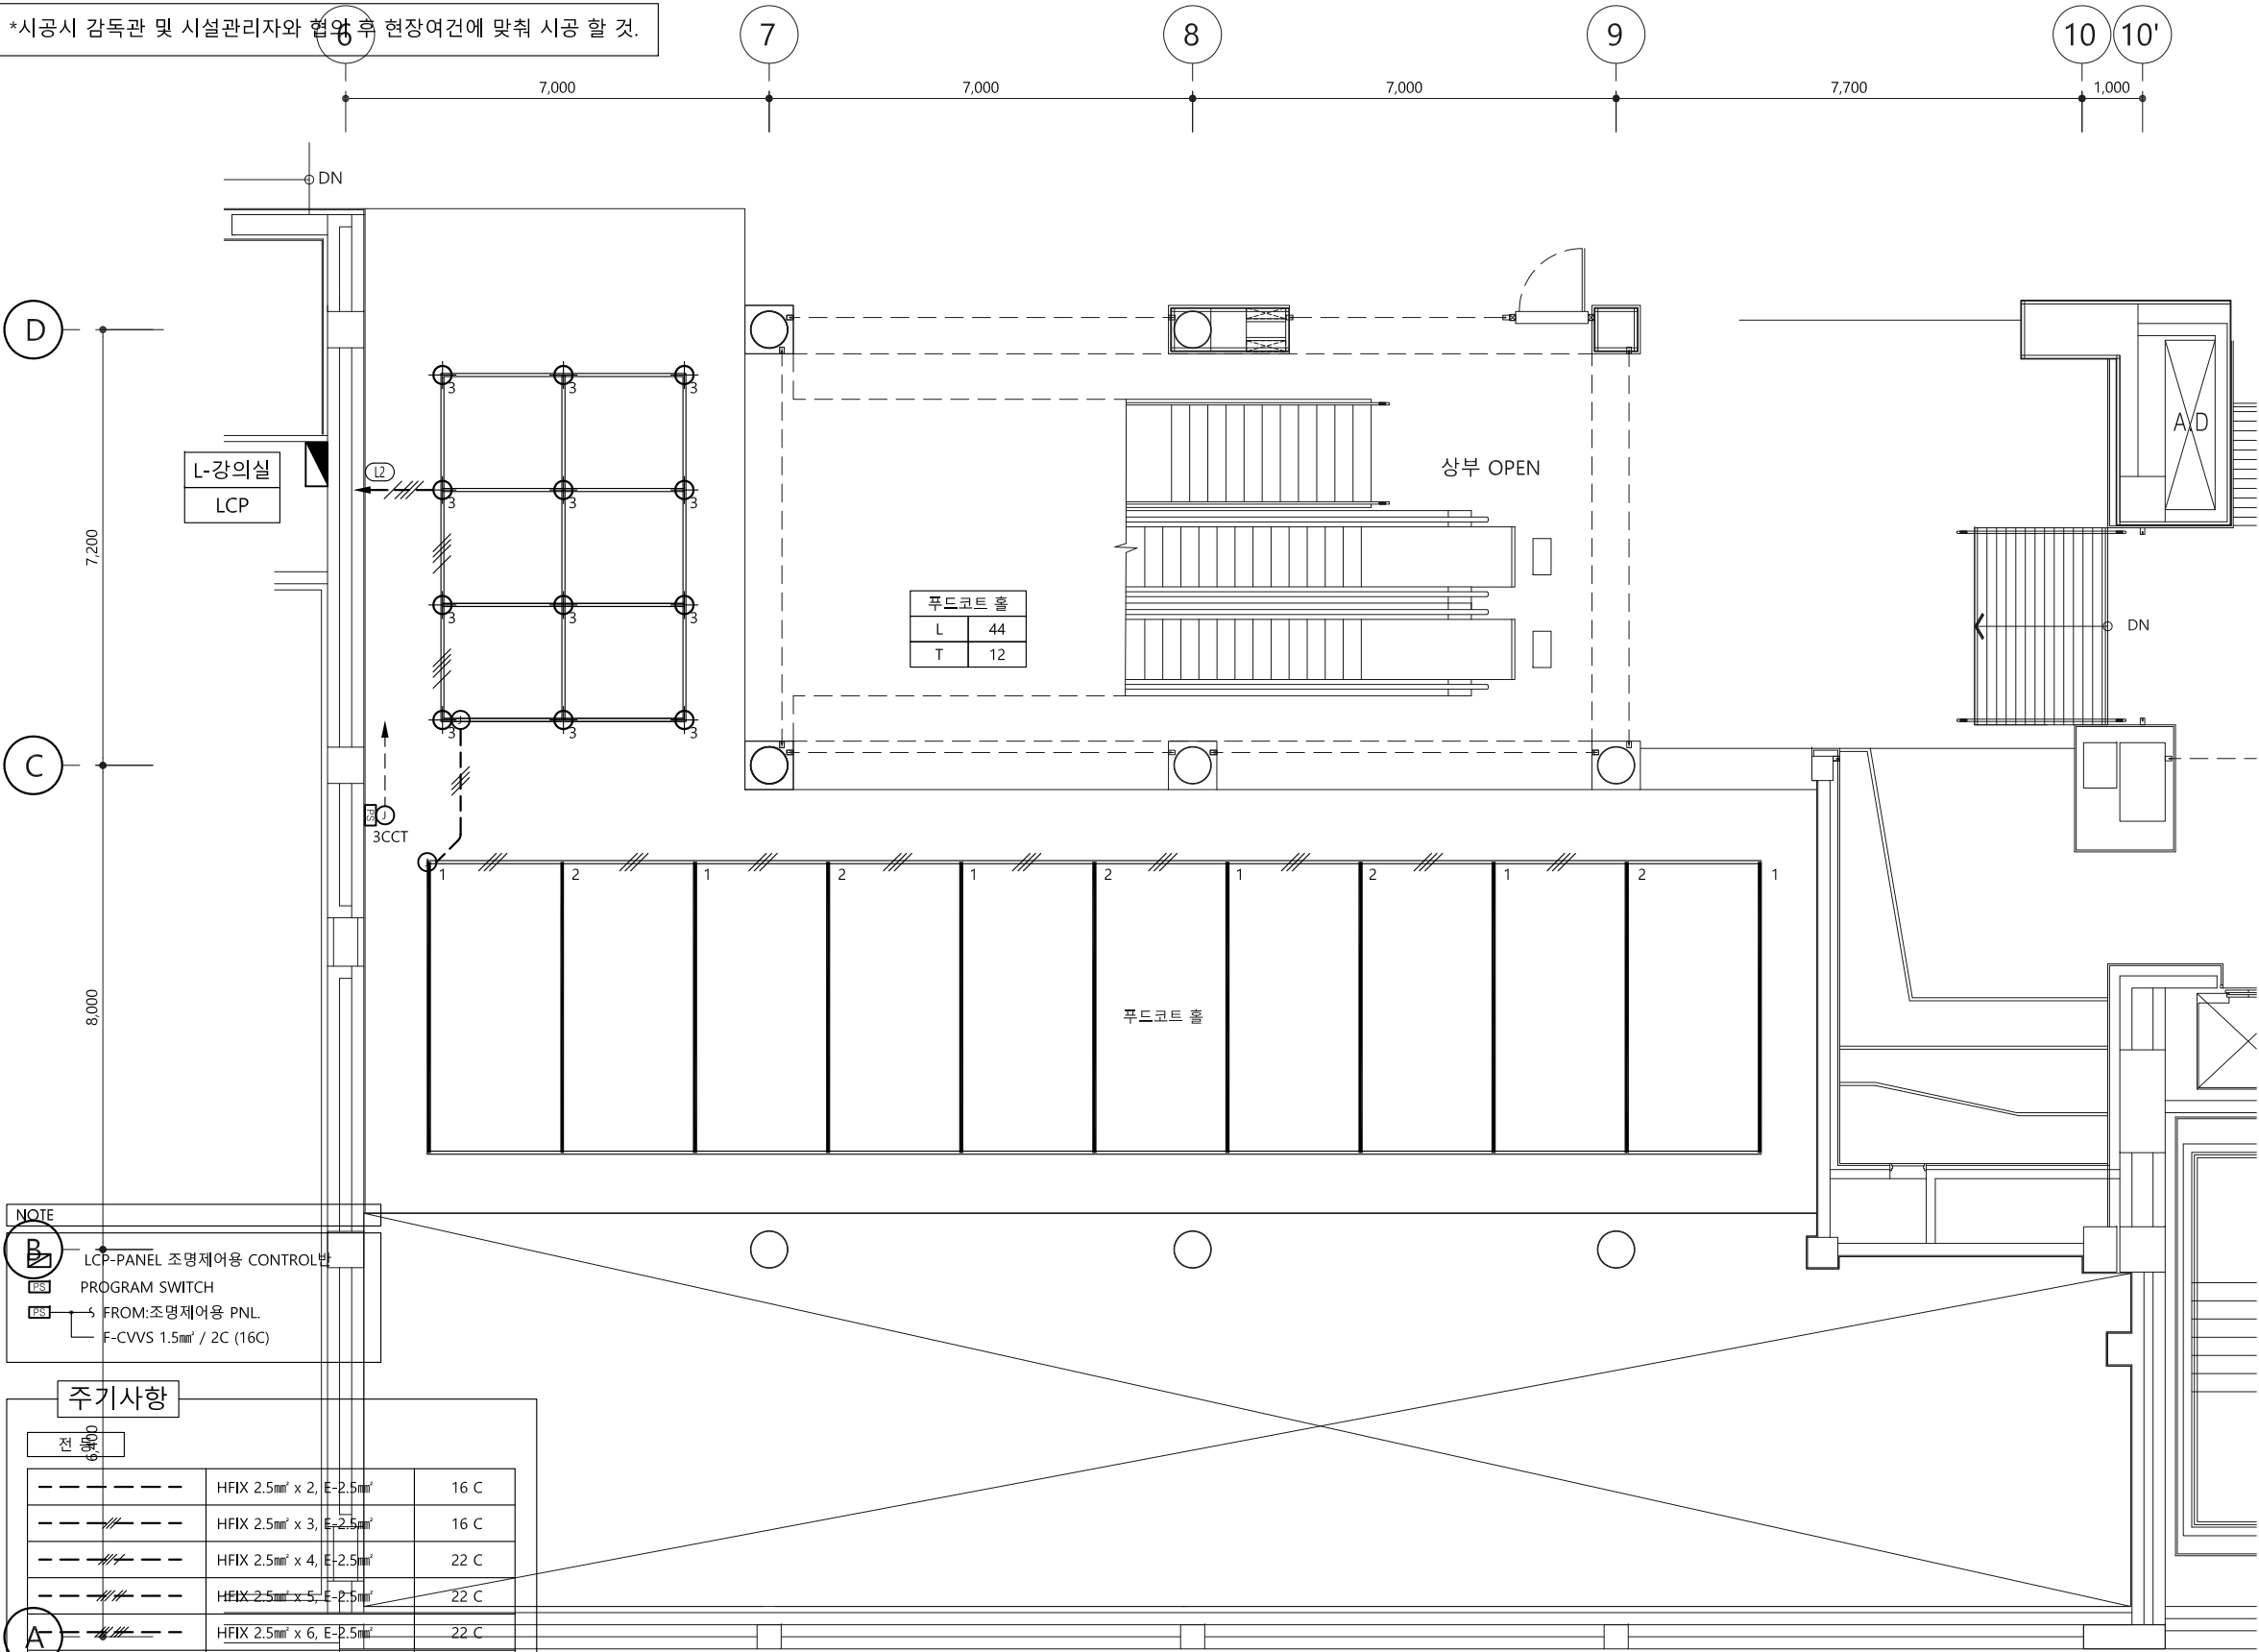

NOTE

B LCP-PANEL 조명제어용 CONTROL PANEL
PROGRAM SWITCH
FROM: 조명제어용 PNL
F-CVVS 1.5mm² / 2C (16C)

주기사항

전 등

----	HFIX 2.5mm ² x 2, E-2.5mm ²	16 C
----	HFIX 2.5mm ² x 3, E-2.5mm ²	16 C
----	HFIX 2.5mm ² x 4, E-2.5mm ²	22 C
----	HFIX 2.5mm ² x 5, E-2.5mm ²	22 C
A ----	HFIX 2.5mm ² x 6, E-2.5mm ²	22 C
----	HFIX 2.5mm ² x 7, E-2.5mm ²	28 C
----	HFIX 2.5mm ² x 8, E-2.5mm ²	28 C

- 본 공사에 사용되는 배관은 CD전선관을 사용한다.
(TEX속 노출배관은 금속제 가요전선관을 사용하고, 그의 노출되는 배관은 STEEL 후강 아연도 전선관을 사용한다.)
- 천정 노출배관은 1.5M마다 세들 또는 행거용으로 견고히 지지 시공한다.
- 도면에 배치된 기구 및 배관, 배선을 건축 및 설비의 현장여건에 의하여 변경하여야 할 경우 관계자의 선 승인을 득한 후 변경할 수 있다.

푸드코트 전등설비 평면도

축척 : 1/120

Sooo
Architecture & Design
수오건축사사무소
서울시 강남구 테헤란로88길 신안역트로진 1515
Tel 02.6053.9280 Fax 02.6053.9281
www.soooarchi.com

DESIGN CONSULTANT

NOTE

REVISION

NO	DATE	DESCRIPTION
----	------	-------------

PROJECT TITLE

세종문화회관 저층부
공간개선사업 실시설계

DRAWN BY

APPROVED BY

Y.Y.S

CHECKED BY

DATE

2023. 07.

DRAWING TITLE

푸드코트
전등설비 평면도


SCALE

A3 1:120

DRAWING NO.

EE - 202

*시공시 감독관 및 시설관리자와 협의 후 현장여건에 맞춰 시공 할 것.

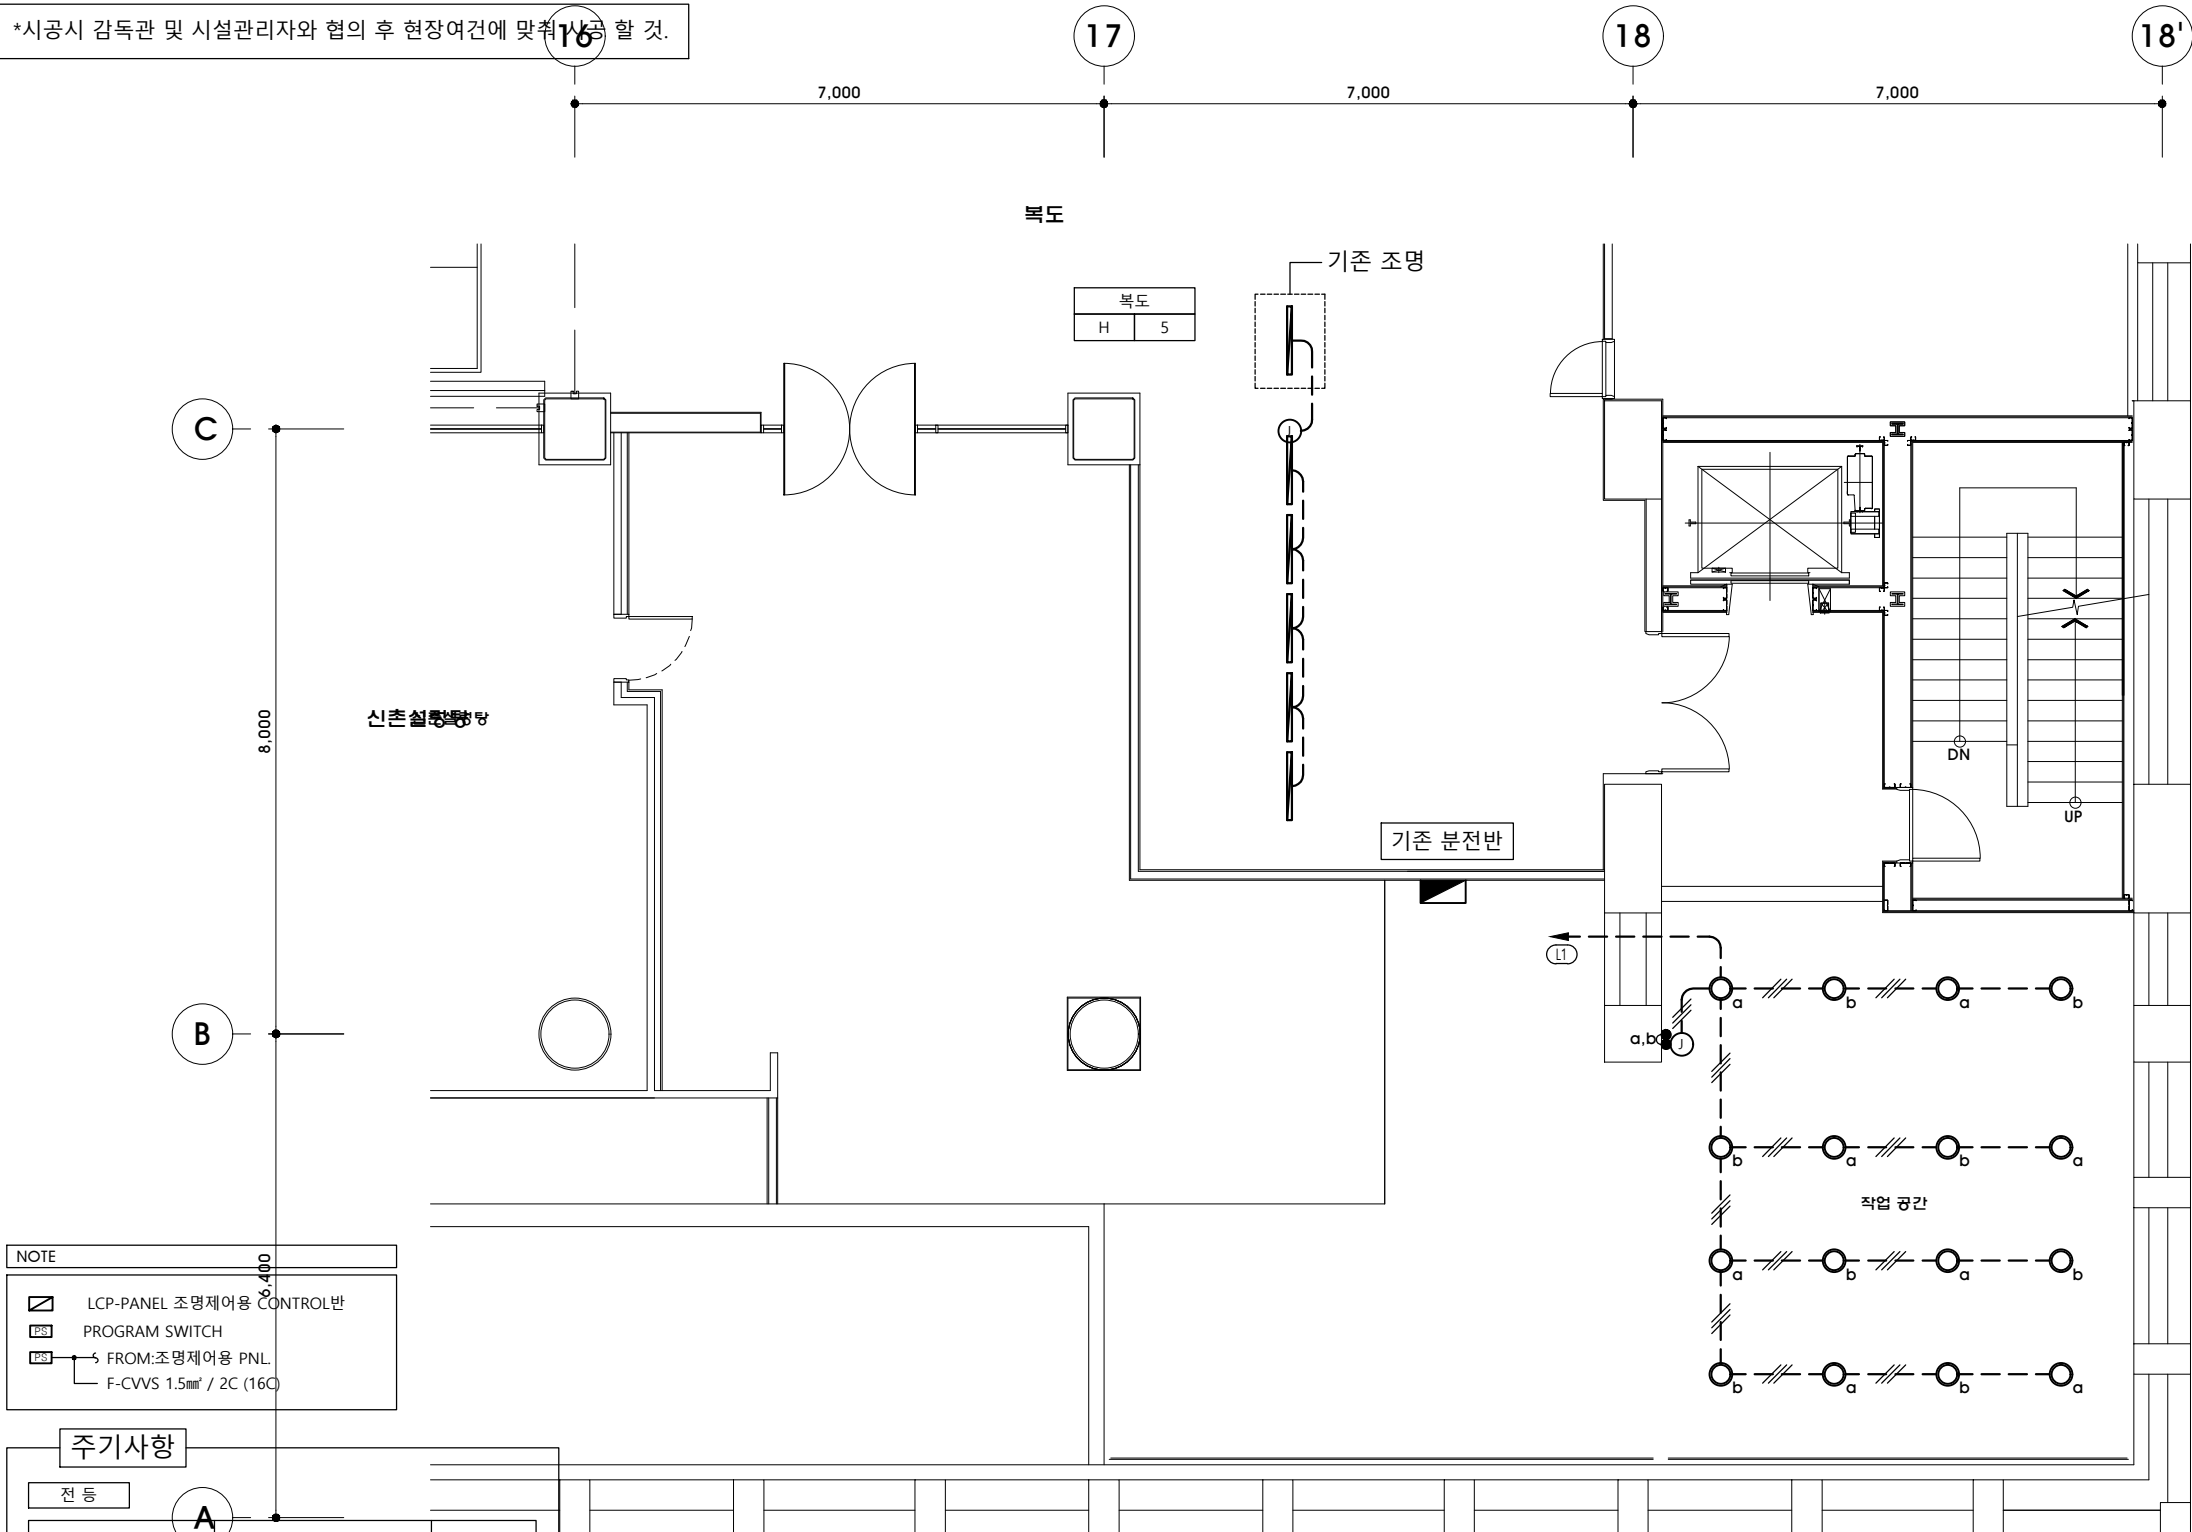

NOTE	
	LCP-PANEL 조명제어용 CONTROL반
	PROGRAM SWITCH
	FROM:조명제어용 PNL
	F-CVVS 1.5mm ² / 2C (16C)

주기사항

전 등		
	HFIX 2.5mm ² x 2, E-2.5mm ²	16 C
	HFIX 2.5mm ² x 3, E-2.5mm ²	16 C
	HFIX 2.5mm ² x 4, E-2.5mm ²	22 C
	HFIX 2.5mm ² x 5, E-2.5mm ²	22 C
	HFIX 2.5mm ² x 6, E-2.5mm ²	22 C
	HFIX 2.5mm ² x 7, E-2.5mm ²	28 C
	HFIX 2.5mm ² x 8, E-2.5mm ²	28 C

- 본 공사에 사용되는 배관은 CD전선관을 사용한다.
(TEX속 노출배관은 금속제 가요전선관을 사용하고, 그외 노출되는 배관은 STEEL 후강 아연도 전선관을 사용한다.)
- 천정 노출배관은 1.5M마다 새들 또는 행거용으로 견고히 지지 시공한다.
- 도면에 배치된 기구 및 배관, 배선을 건축 및 설비의 현장여건에 의하여 변경하여야 할 경우 관계자의 선 승인을 득한 후 변경할 수 있다.

작품제작 및 판매장 전등설비 평면도

축척 : 1/100

DESIGN CONSULTANT

NOTE

REVISION

NO	DATE	DESCRIPTION
----	------	-------------

PROJECT TITLE

세종문화회관 저층부
공간개선사업 실시설계

DRAWN BY

APPROVED BY

Y.Y.S

CHECKED BY

DATE

2023. 07.

DRAWING TITLE

작품제작 및 판매장
전등설비 평면도


SCALE

A3 1:100

DRAWING NO.

EE - 203

*시공시 감독관 및 시설관리자와 협의 후 현장여건에 맞춰 시공 할 것.

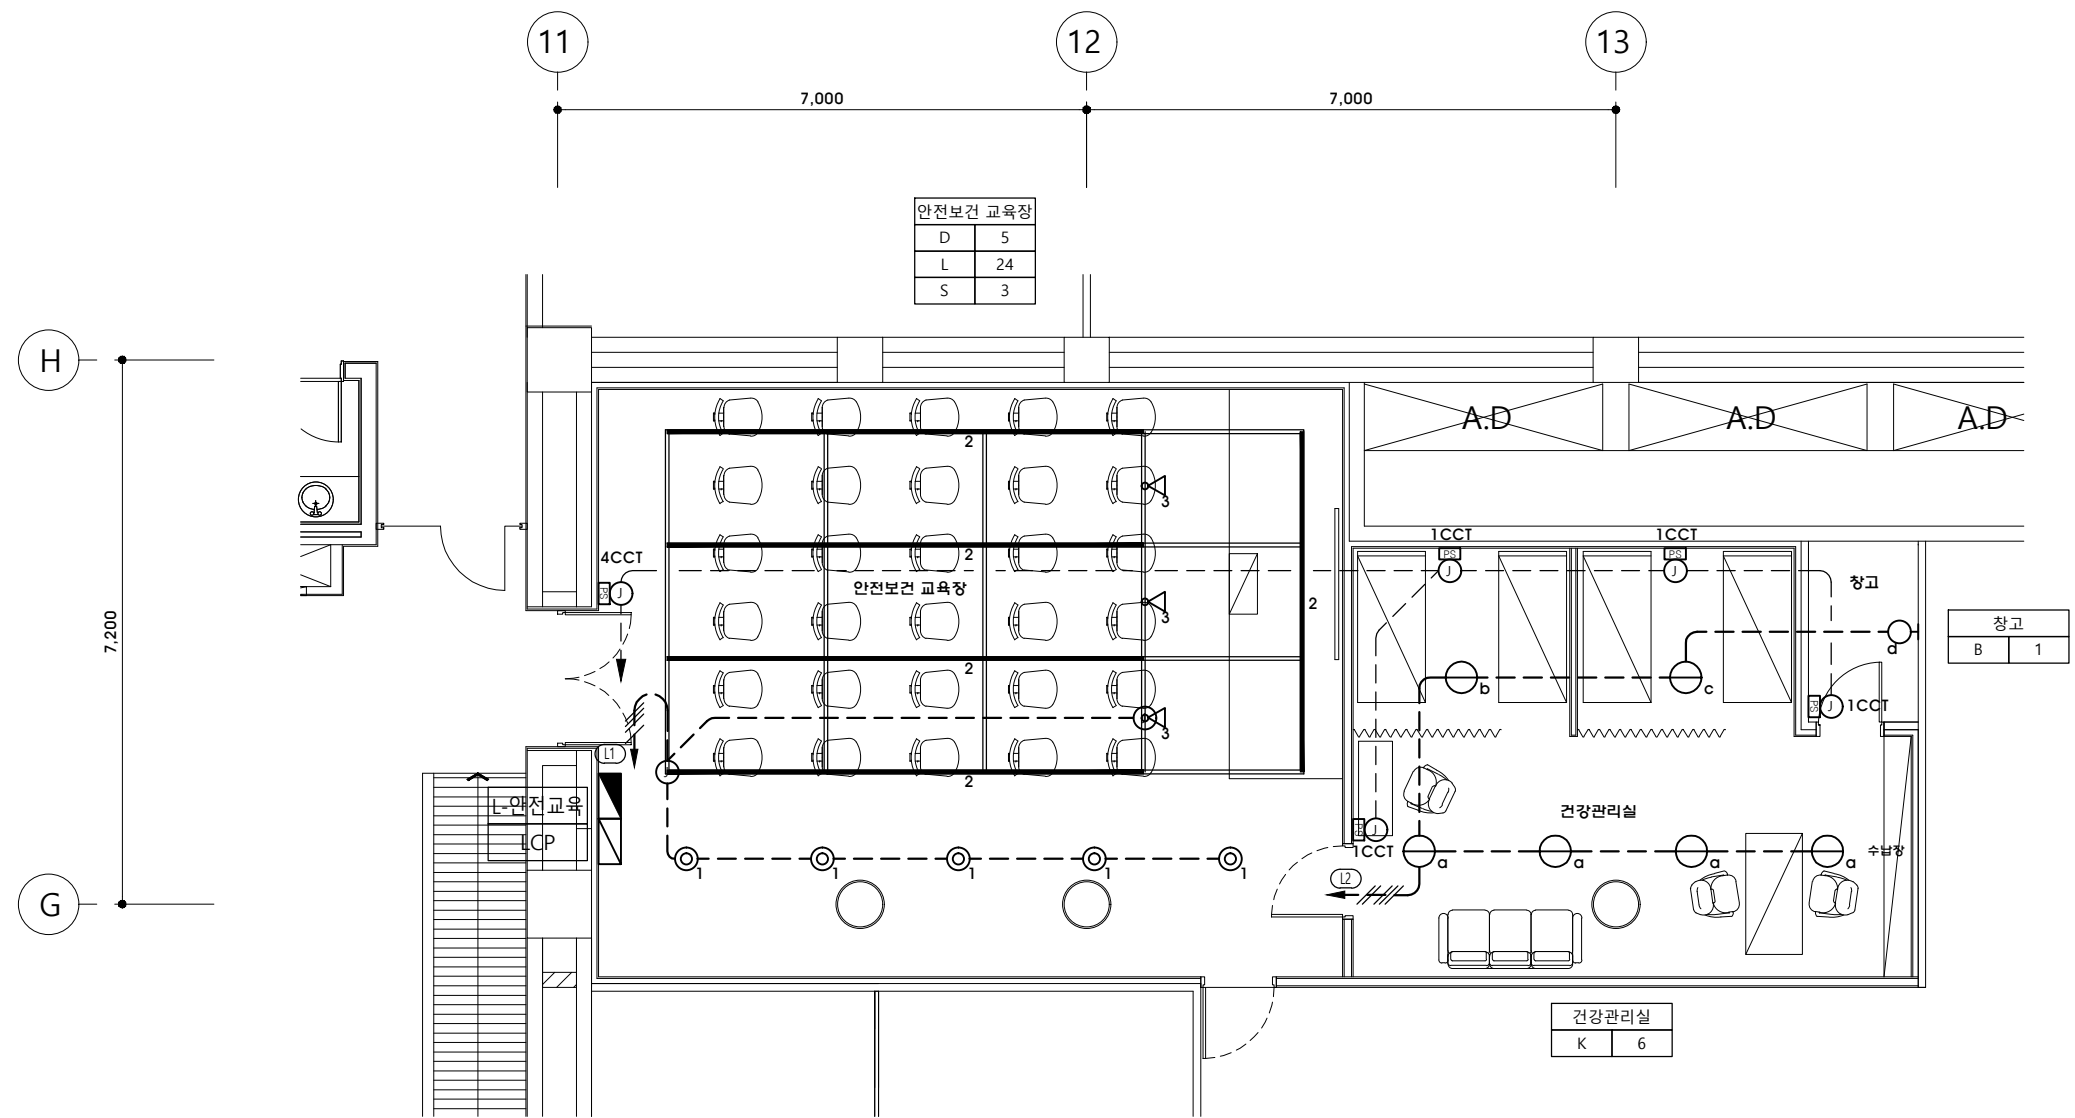

NOTE	
	LCP-PANEL 조명제어용 CONTROL반
	PROGRAM SWITCH
	FROM:조명제어용 PNL
	F-CVVS 1.5mm² / 2C (16C)

주기사항

전 등		
— — — — —	HFIX 2.5mm² x 2, E-2.5mm²	16 C
— — — — —	HFIX 2.5mm² x 3, E-2.5mm²	16 C
— — — — —	HFIX 2.5mm² x 4, E-2.5mm²	22 C
— — — — —	HFIX 2.5mm² x 5, E-2.5mm²	22 C
— — — — —	HFIX 2.5mm² x 6, E-2.5mm²	22 C
— — — — —	HFIX 2.5mm² x 7, E-2.5mm²	28 C
— — — — —	HFIX 2.5mm² x 8, E-2.5mm²	28 C

- 본 공사에 사용되는 배관은 CD전선관을 사용한다.
(TEX속 노출배관은 금속제 가요전선관을 사용하고, 그의 노출되는 배관은 STEEL 후강 아연도 전선관을 사용한다.)
- 천정 노출배관은 1.5M마다 새들 또는 행거용으로 견고히 지지 시공한다.
- 도면에 배치된 기구 및 배관, 배선을 건축 및 설비의 현장여건에 의하여 변경하여야 할 경우 관계자의 선 승인을 득한 후 변경할 수 있다.

안전보건교육장 및 건강관리실 전등설비 평면도

축척 : 1/100

Sooo
Architecture & Design
수오건축사사무소
서울시 강남구 테헤란로88길 신안맥트로간 1515
Tel 02.6053.9280 Fax 02.6053.9281
www.sooarchi.com

DESIGN CONSULTANT

NOTE

REVISION

NO	DATE	DESCRIPTION
----	------	-------------

PROJECT TITLE

세종문화회관 저층부
공간개선사업 실시설계

DRAWN BY

APPROVED BY

Y.Y.S

CHECKED BY

DATE

2023. 07.

DRAWING TITLE

안전교육장 및 건강관리실
전등설비 평면도

SCALE

A3 1:100

DRAWING NO.

EE - 204

*시공시 감독관 및 시설관리자와 협의 후 현장여건에 맞춰 시공 할 것.

Sooo
Architecture & Design
수오건축사사무소
서울시 강남구 테헤란로88길 신인애트론11515
Tel 02.6053.9280 Fax 02.6053.9281
www.soooarchi.com

DESIGN CONSULTANT

NOTE _____

REVISION _____

☐	DATE	DESCRIPTION
--------------------------	------	-------------

PROJECT TITLE _____

세종문화회관 저층부
공간개선사업 실시설계

DRAWN BY _____

APPROVED BY

CHECKED BY

DATE

2023. 07.

DRAWING TITLE


하1층 조명제어설비 평면도

CALE

A3 1:400

DRAWING NO.

E - 301

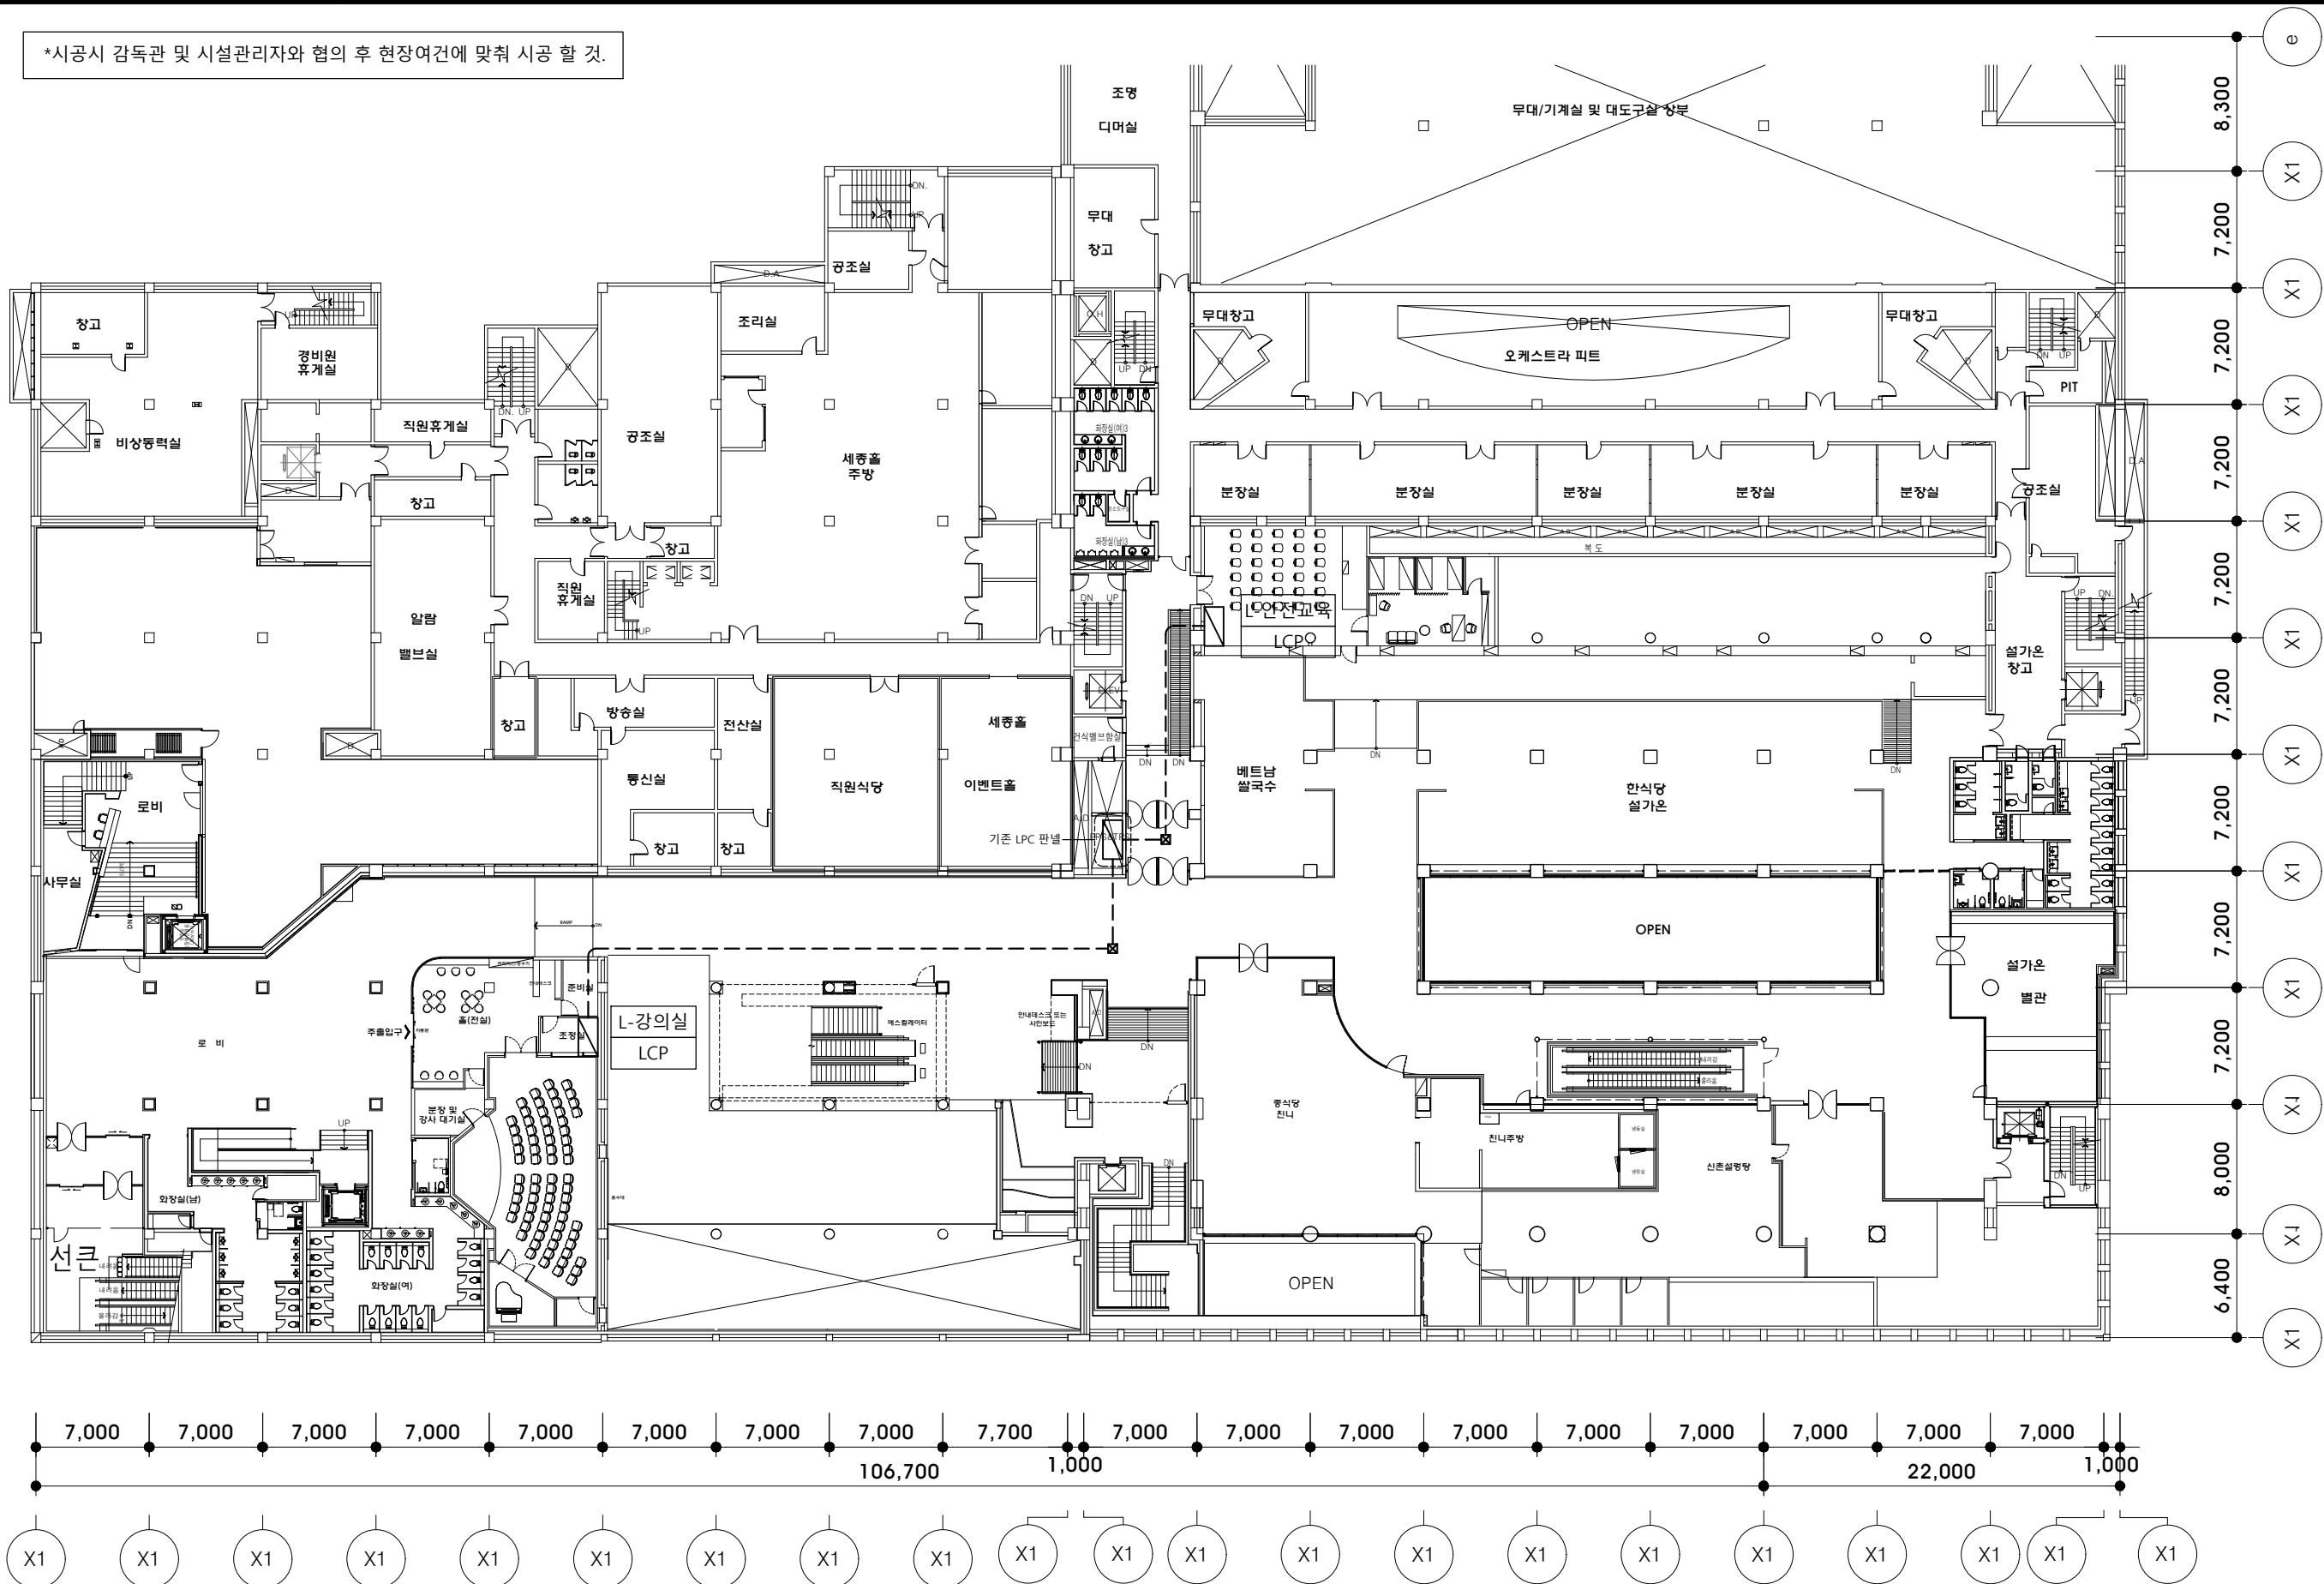

NOTE

☒ LCP-PANEL 조명제어용 CONTROL반

A circuit diagram showing a battery on the left connected in series with two resistors. The first resistor is on the top wire, and the second resistor is on the bottom wire. The circuit is closed, and current flows clockwise.

지하1층 조명제어설비 평면도

축척 : 1/400

DESIGN CONSULTANT

NOTE

REVISION

NO	DATE	DESCRIPTION
----	------	-------------

PROJECT TITLE

세종문화회관 저층부
공간개선사업 실시설계

DRAWN BY

APPROVED BY

Y.Y.S

CHECKED BY

DATE

2023. 07.

DRAWING TITLE


강의실
디밍제어시스템 기기상세도

SCALE

A3 1:NONE

DRAWING NO.

EE - 302

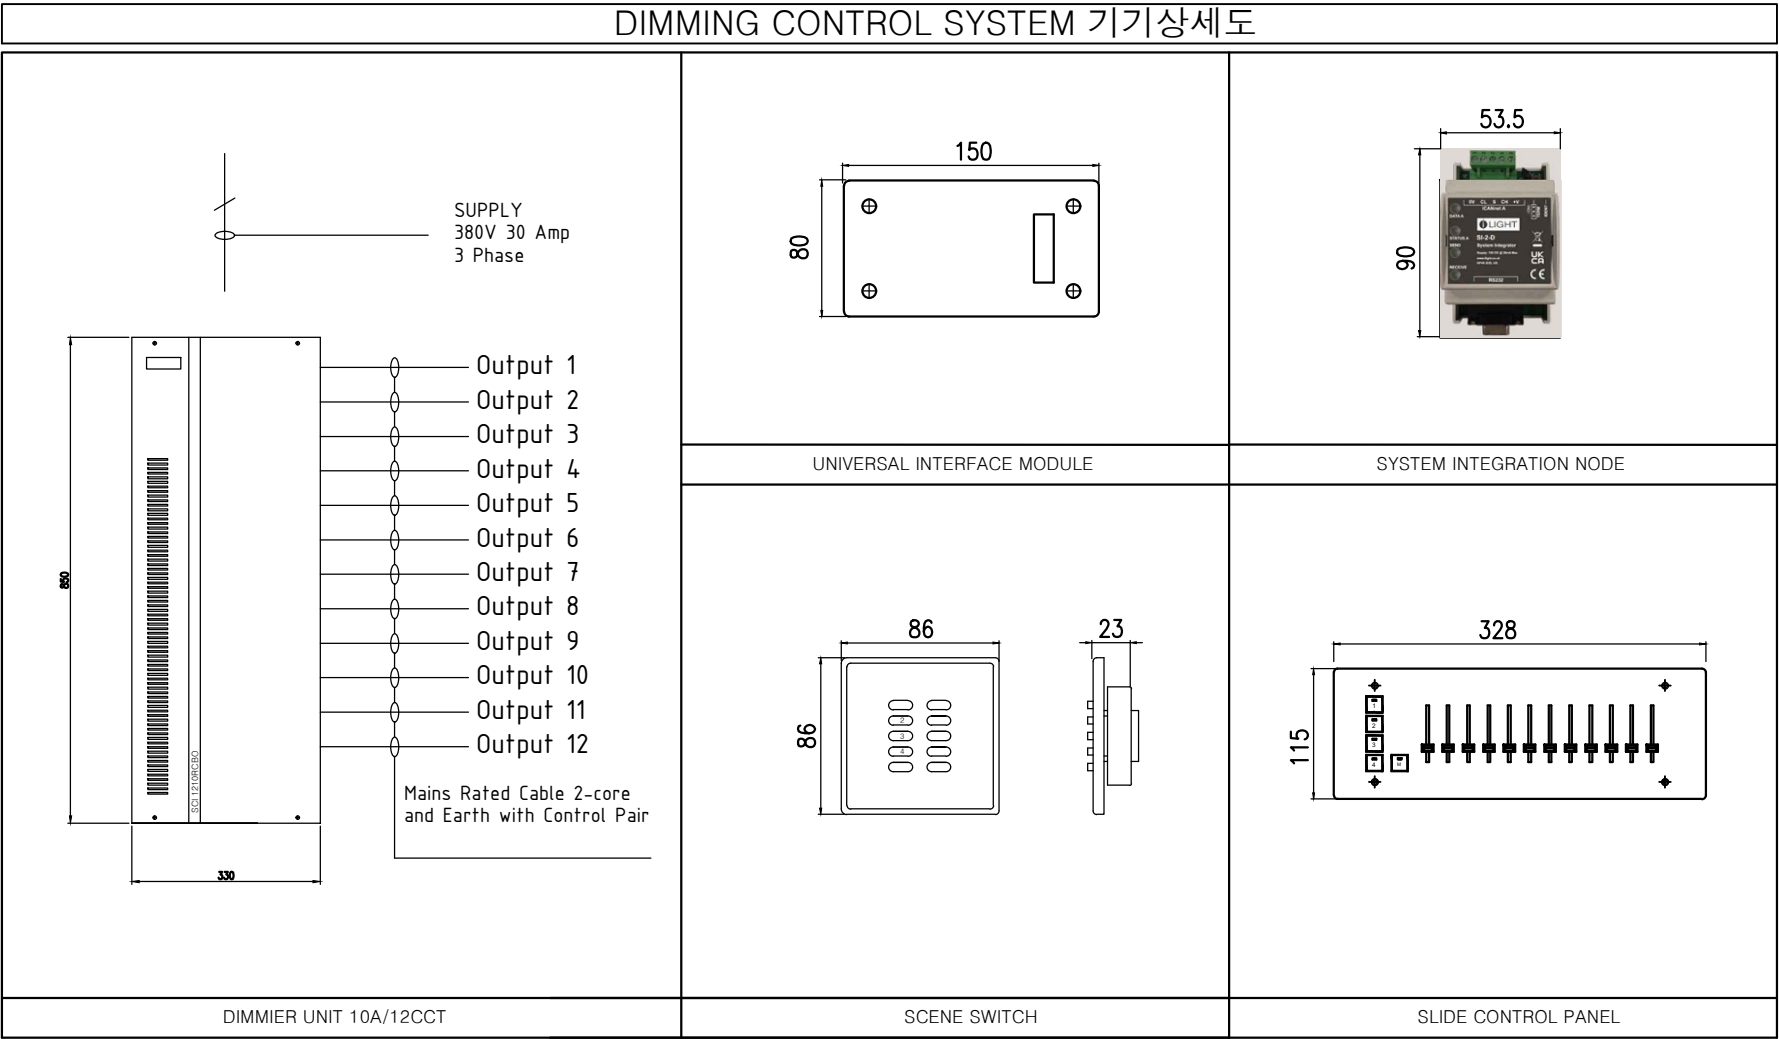

강의실 디밍제어시스템 기기상세도

축척 : NONE

DESIGN CONSULTANT

NOTE

REVISION

NO	DATE	DESCRIPTION
----	------	-------------

PROJECT TITLE

세종문화회관 저층부
공간개선사업 실시설계

DRAWN BY

APPROVED BY

Y.Y.S

CHECKED BY

DATE

2023. 07.

DRAWING TITLE


강의실
디밍제어시스템 결선도

SCALE

A3 1:NONE

DRAWING NO.

EE - 303

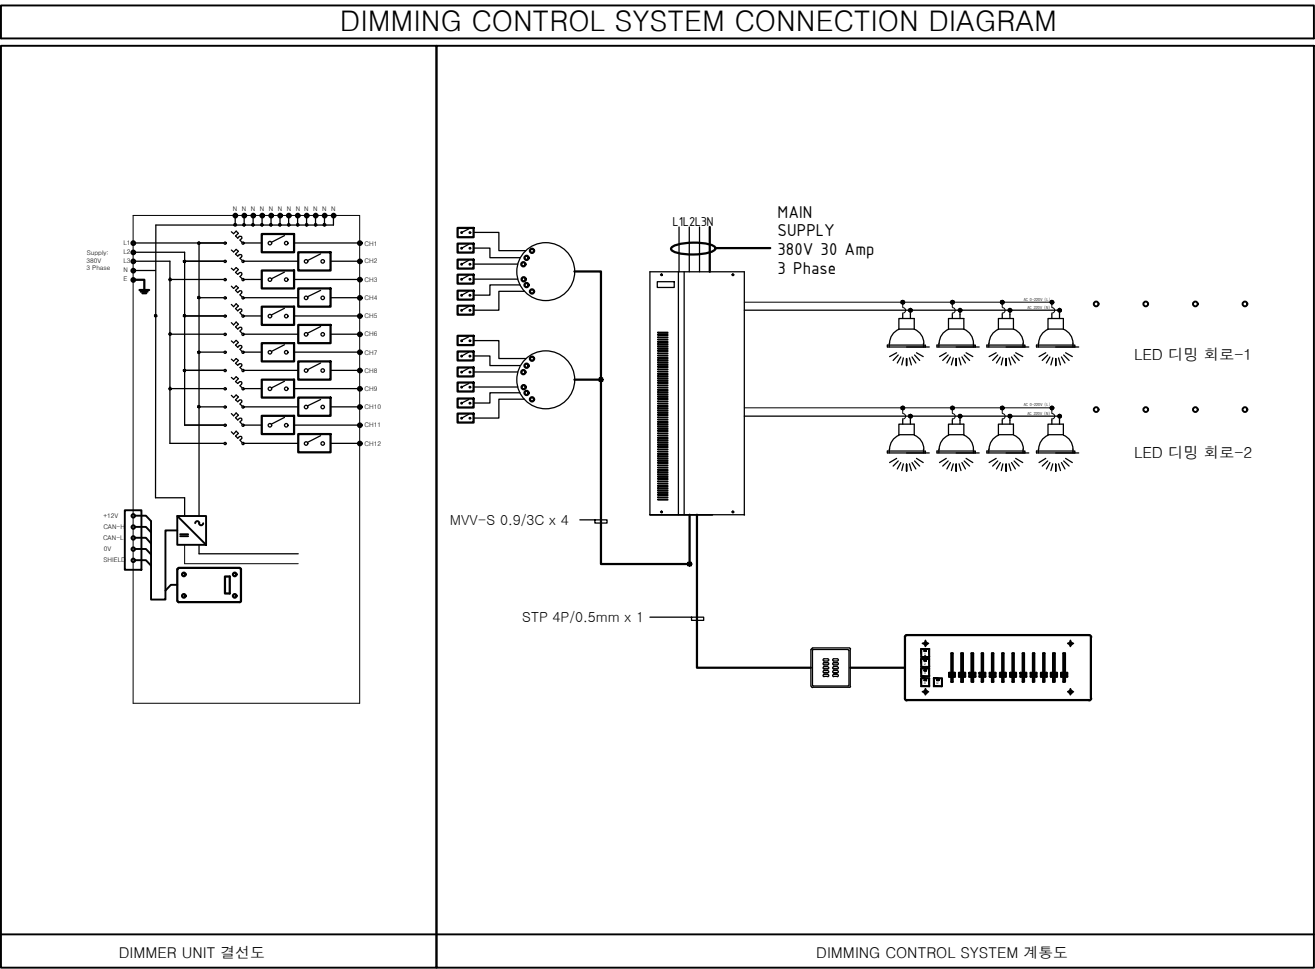

DESIGN CONSULTANT

NOTE

REVISION

NO	DATE	DESCRIPTION
----	------	-------------

PROJECT TITLE

세종문화회관 저층부
공간개선사업 실시설계

DRAWN BY

APPROVED BY

Y.Y.S

CHECKED BY

DATE

2023. 07.

DRAWING TITLE


강의실
디밍제어시스템 판넬상세도

SCALE


A3 1:NONE

DRAWING NO.

EE - 304

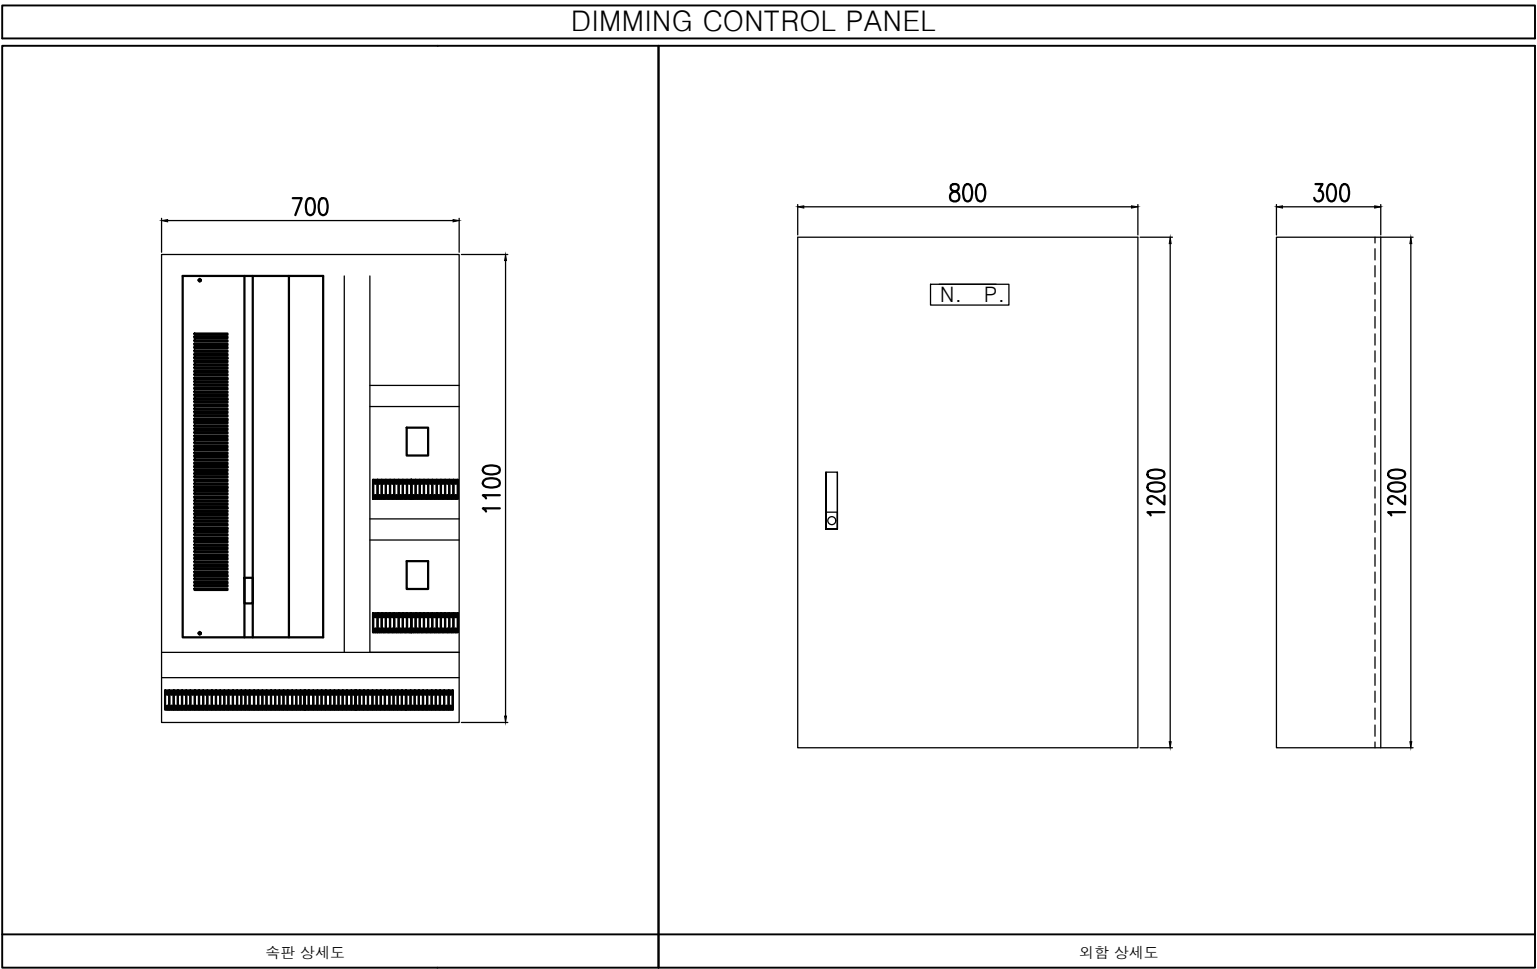

*시공시 감독관 및 시설관리자와 협의 후 현장여건에 맞춰 시공 할 것.

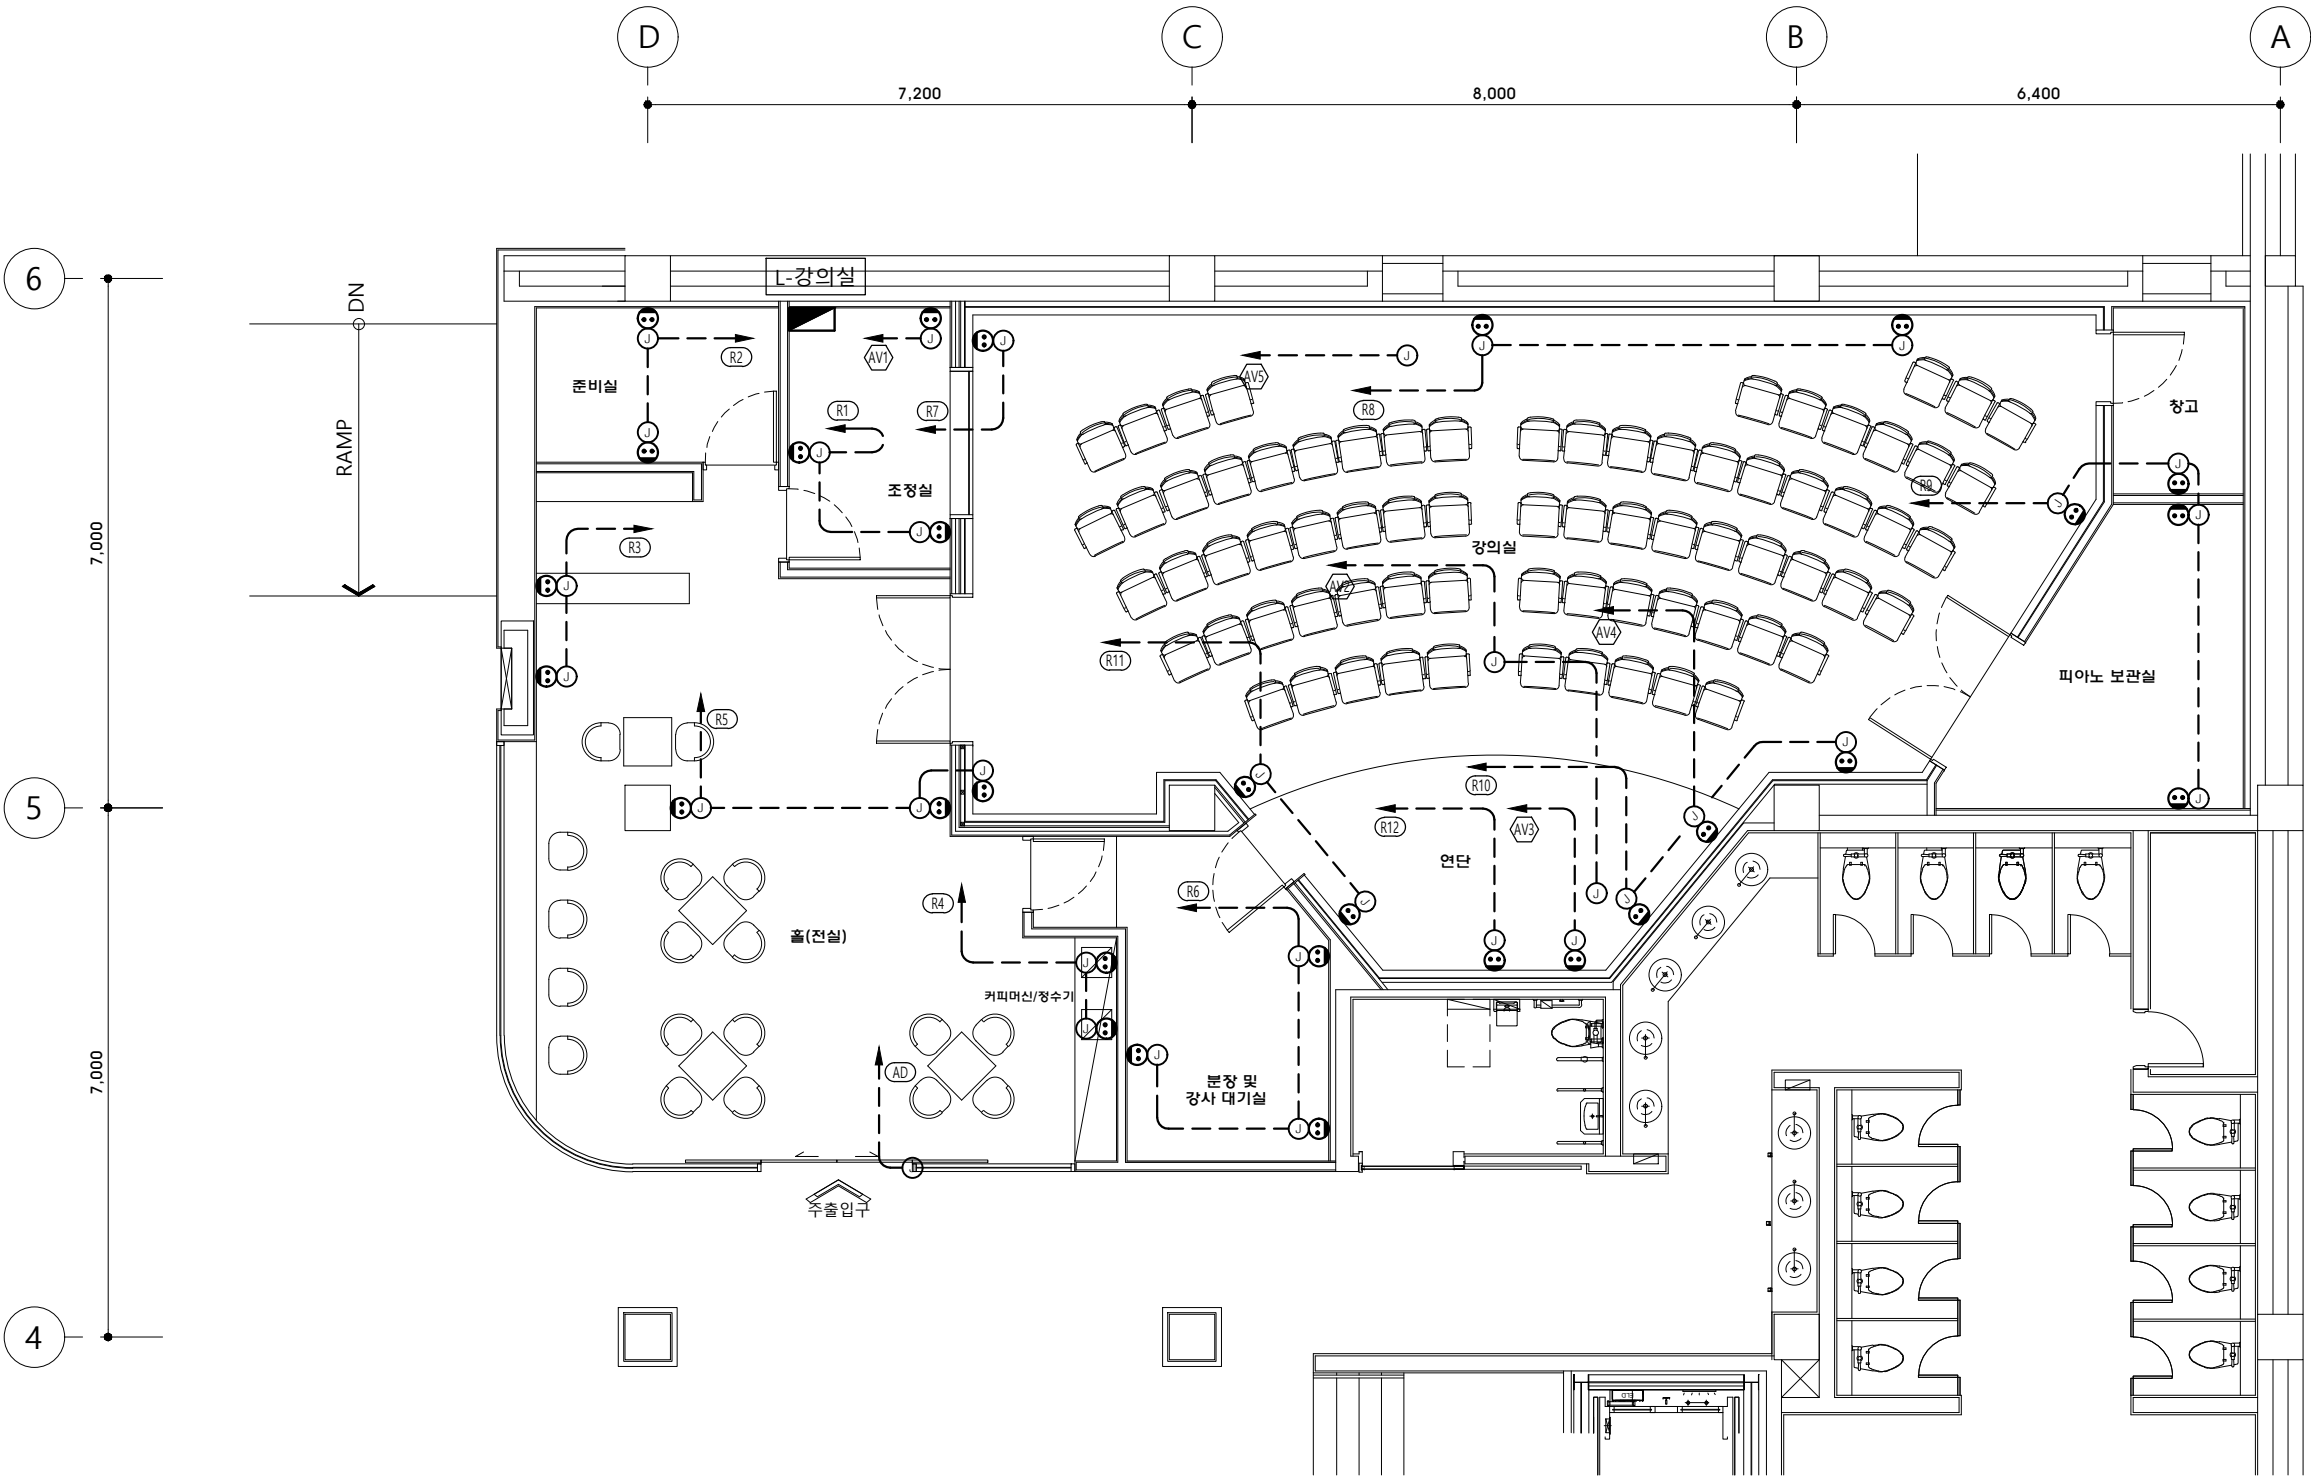

주기사항

전열

----	HFIX 2.5mm ² x 2, E-2.5mm ²	16 C
---- //	HFIX 2.5mm ² x 4, E-2.5mm ²	22 C

전열수구 250V 15A 2구

- 본 공사에 사용되는 배관은 CD전선관을 사용한다.
(TEX속 노출배관은 금속제 가요전선관을 사용하고, 그외 노출되는 배관은 STEEL 후강 아연도 전선관을 사용한다.)
- 천정 노출배관은 1.5M마다 새들 또는 행거용으로 견고히 지지 시공한다.
- 도면에 배치된 기구 및 배관, 배선을 건축 및 설비의 현장여건에 의하여 변경하여야 할 경우 관계자의 선 승인을 득한 후 변경할 수 있다.

강의실 전열설비 평면도

축척 : 1/100

Sooo
Architecture & Design
수오건축사사무소
서울시 강남구 테헤란로88길 신안대우빌딩 1515
Tel 02.6053.9280 Fax 02.6053.9281
www.sooarchi.com

DESIGN CONSULTANT

NOTE

REVISION

NO	DATE	DESCRIPTION
----	------	-------------

PROJECT TITLE

세종문화회관 저층부
공간개선사업 실시설계

DRAWN BY

APPROVED BY

Y.Y.S

CHECKED BY

DATE

2023. 07.

DRAWING TITLE

강의실
전열설비 평면도


SCALE

A3 1:100

DRAWING NO.

EE - 401

*시공시 감독관 및 시설관리자와 협의 후 현장여건에 맞춰 시공 할 것.

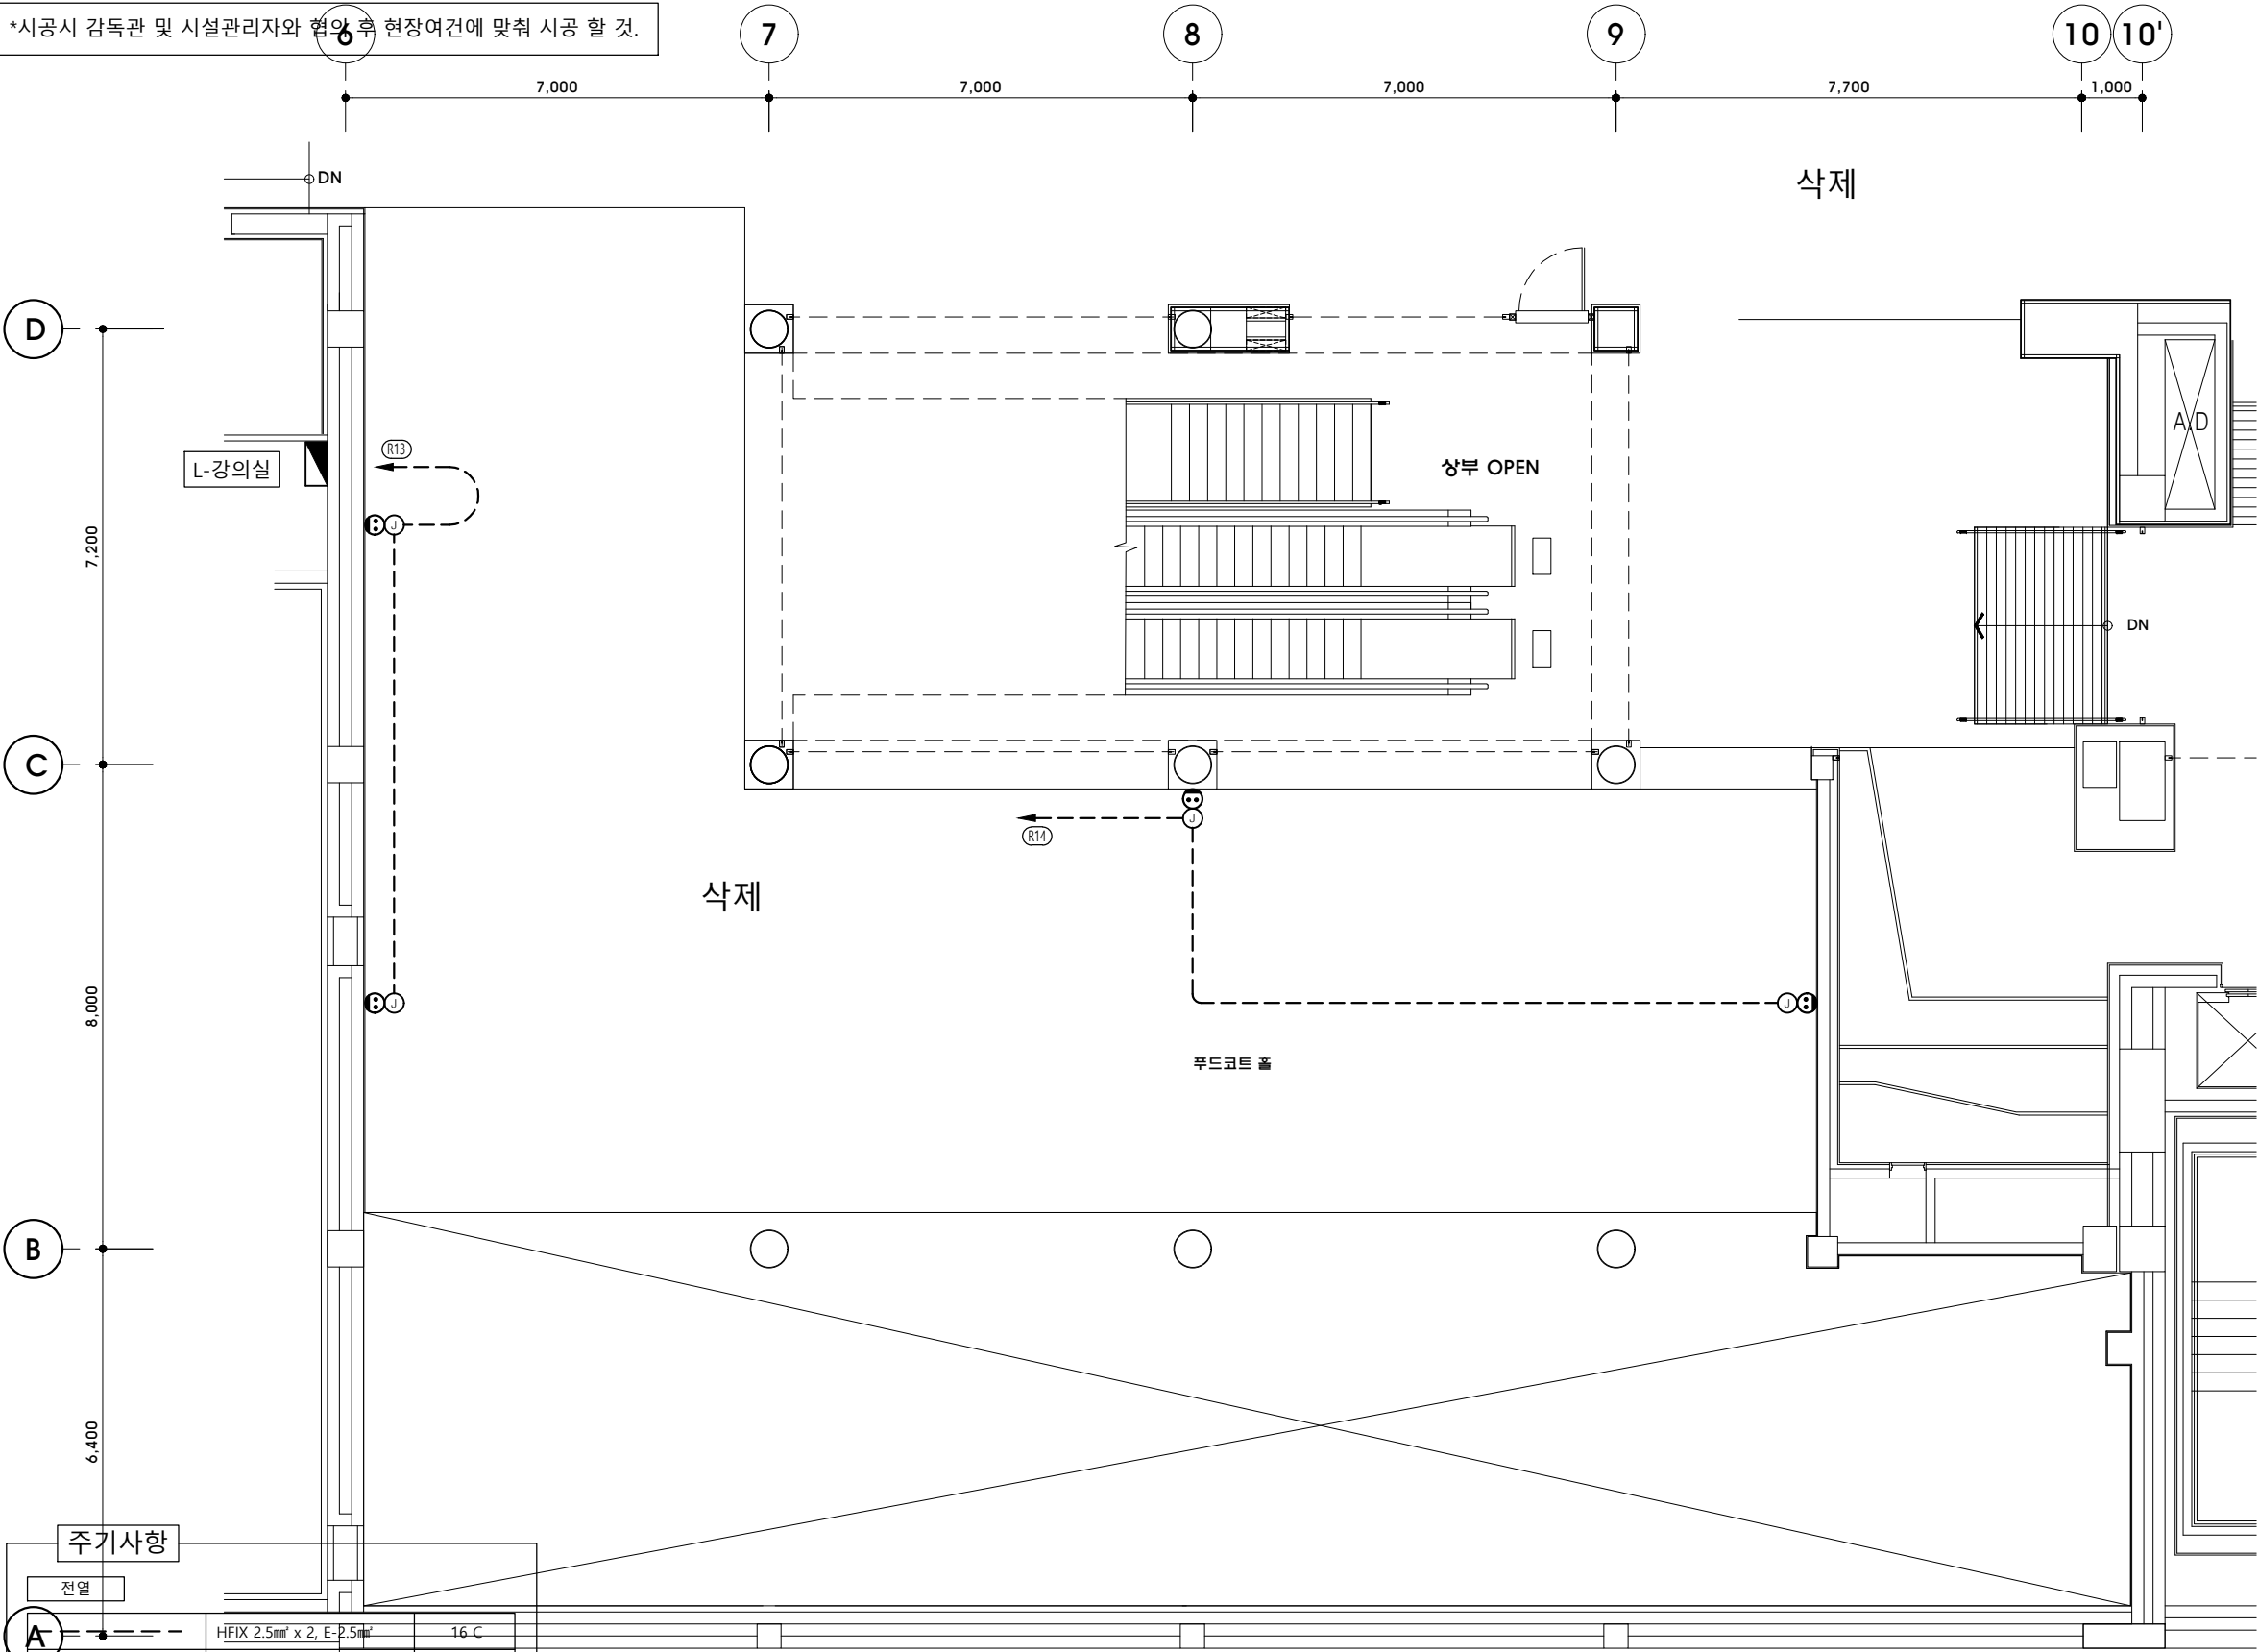

주기사항

전열

A	----	HFIX 2.5mm ² x 2, E-2.5mm ²	16 C
	----	HFIX 2.5mm ² x 4, E-2.5mm ²	22 C

전열수구 250V 15A 2구

- 본 공사에 사용되는 배관은 CD전선관을 사용한다.
(TEX속 노출배관은 금속제 가요전선관을 사용하고, 그의 노출되는 배관은 STEEL 후강 아연도 전선관을 사용한다.)
- 천정 노출배관은 1.5M마다 새들 또는 행거용으로 견고히 지지 시공한다.
- 도면에 배치된 기구 및 배관, 배선을 건축 및 설비의 현장여건에 의하여 변경하여야 할 경우 관계자의 선 승인을 득한 후 변경할 수 있다.

푸드코트 전열설비 평면도

축척 : 1/100

Sooo
Architecture & Design
수요건축사사무소
서울시 강남구 테헤란로88길 신안맥트빌 1515
Tel 02.6053.9280 Fax 02.6053.9281
www.sooarchi.com

DESIGN CONSULTANT

NOTE

REVISION

NO	DATE	DESCRIPTION
----	------	-------------

PROJECT TITLE

세종문화회관 저층부
공간개선사업 실시설계

DRAWN BY

APPROVED BY

Y.Y.S

CHECKED BY

DATE

2023. 07.

DRAWING TITLE

푸드코트
전열설비 평면도


SCALE

A3 1:120

DRAWING NO.

EE - 402

*시공시 감독관 및 시설관리자와 협의 후 현장여건에 맞춰 시공 할 것.

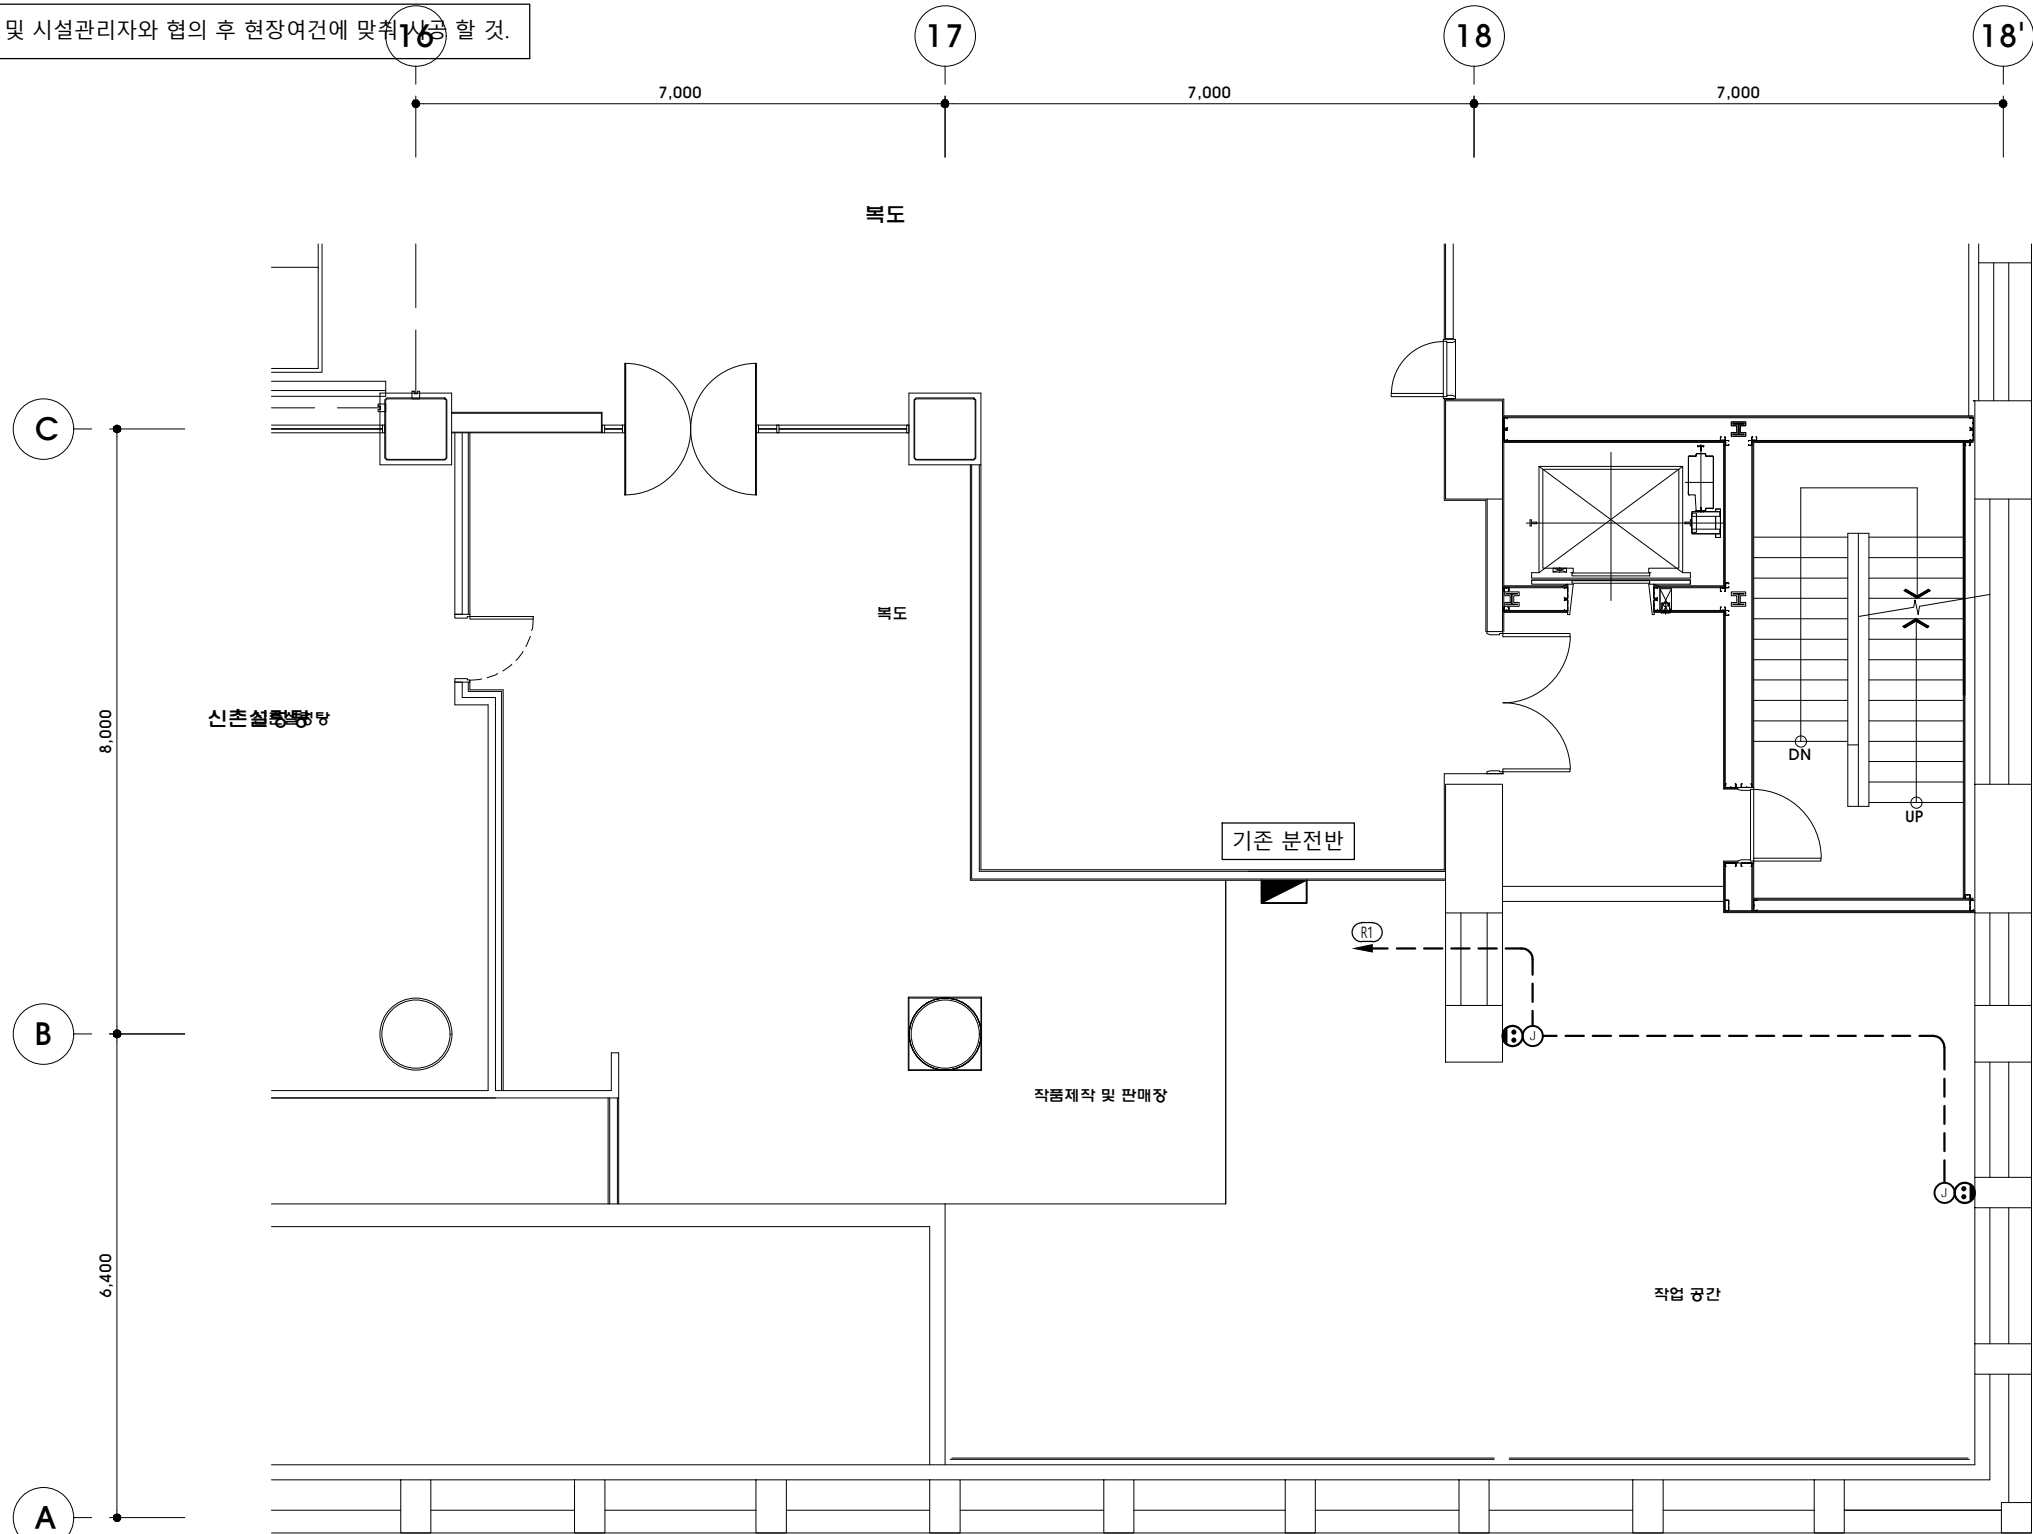

주기사항

전열

---	HFIX 2.5mm ² x 2, E-2.5mm ²	16 C
---	HFIX 2.5mm ² x 4, E-2.5mm ²	22 C

전열수구 250V 15A 2구

- 본 공사에 사용되는 배관은 CD전선관을 사용한다.
(TEX속 노출배관은 금속제 가요전선관을 사용하고, 그외 노출되는 배관은 STEEL 후강 아연도 전선관을 사용한다.)
- 천정 노출배관은 1.5M마다 새들 또는 행거용으로 견고히 지지 시공한다.
- 도면에 배치된 기구 및 배관, 배선을 건축 및 설비의 현장여건에 의하여 변경하여야 할 경우 관계자의 선 승인을 득한 후 변경할 수 있다.

작품제작 및 판매장 전열설비 평면도

축척 : 1/100

Sooo
Architecture & Design
수오건축사사무소
서울시 강남구 테헤란로88길 신안대우로1515
Tel 02.6053.9280 Fax 02.6053.9281
www.sooarchi.com

DESIGN CONSULTANT

NOTE

REVISION

NO	DATE	DESCRIPTION
----	------	-------------

PROJECT TITLE

세종문화회관 저층부
공간개선사업 실시설계

DRAWN BY

APPROVED BY

Y.Y.S

CHECKED BY

DATE

2023. 07.

DRAWING TITLE

작품제작 및 판매장
전열설비 평면도


SCALE

A3 1:100

DRAWING NO.

EE - 403

*시공시 감독관 및 시설관리자와 협의 후 현장여건에 맞춰 시공 할 것.

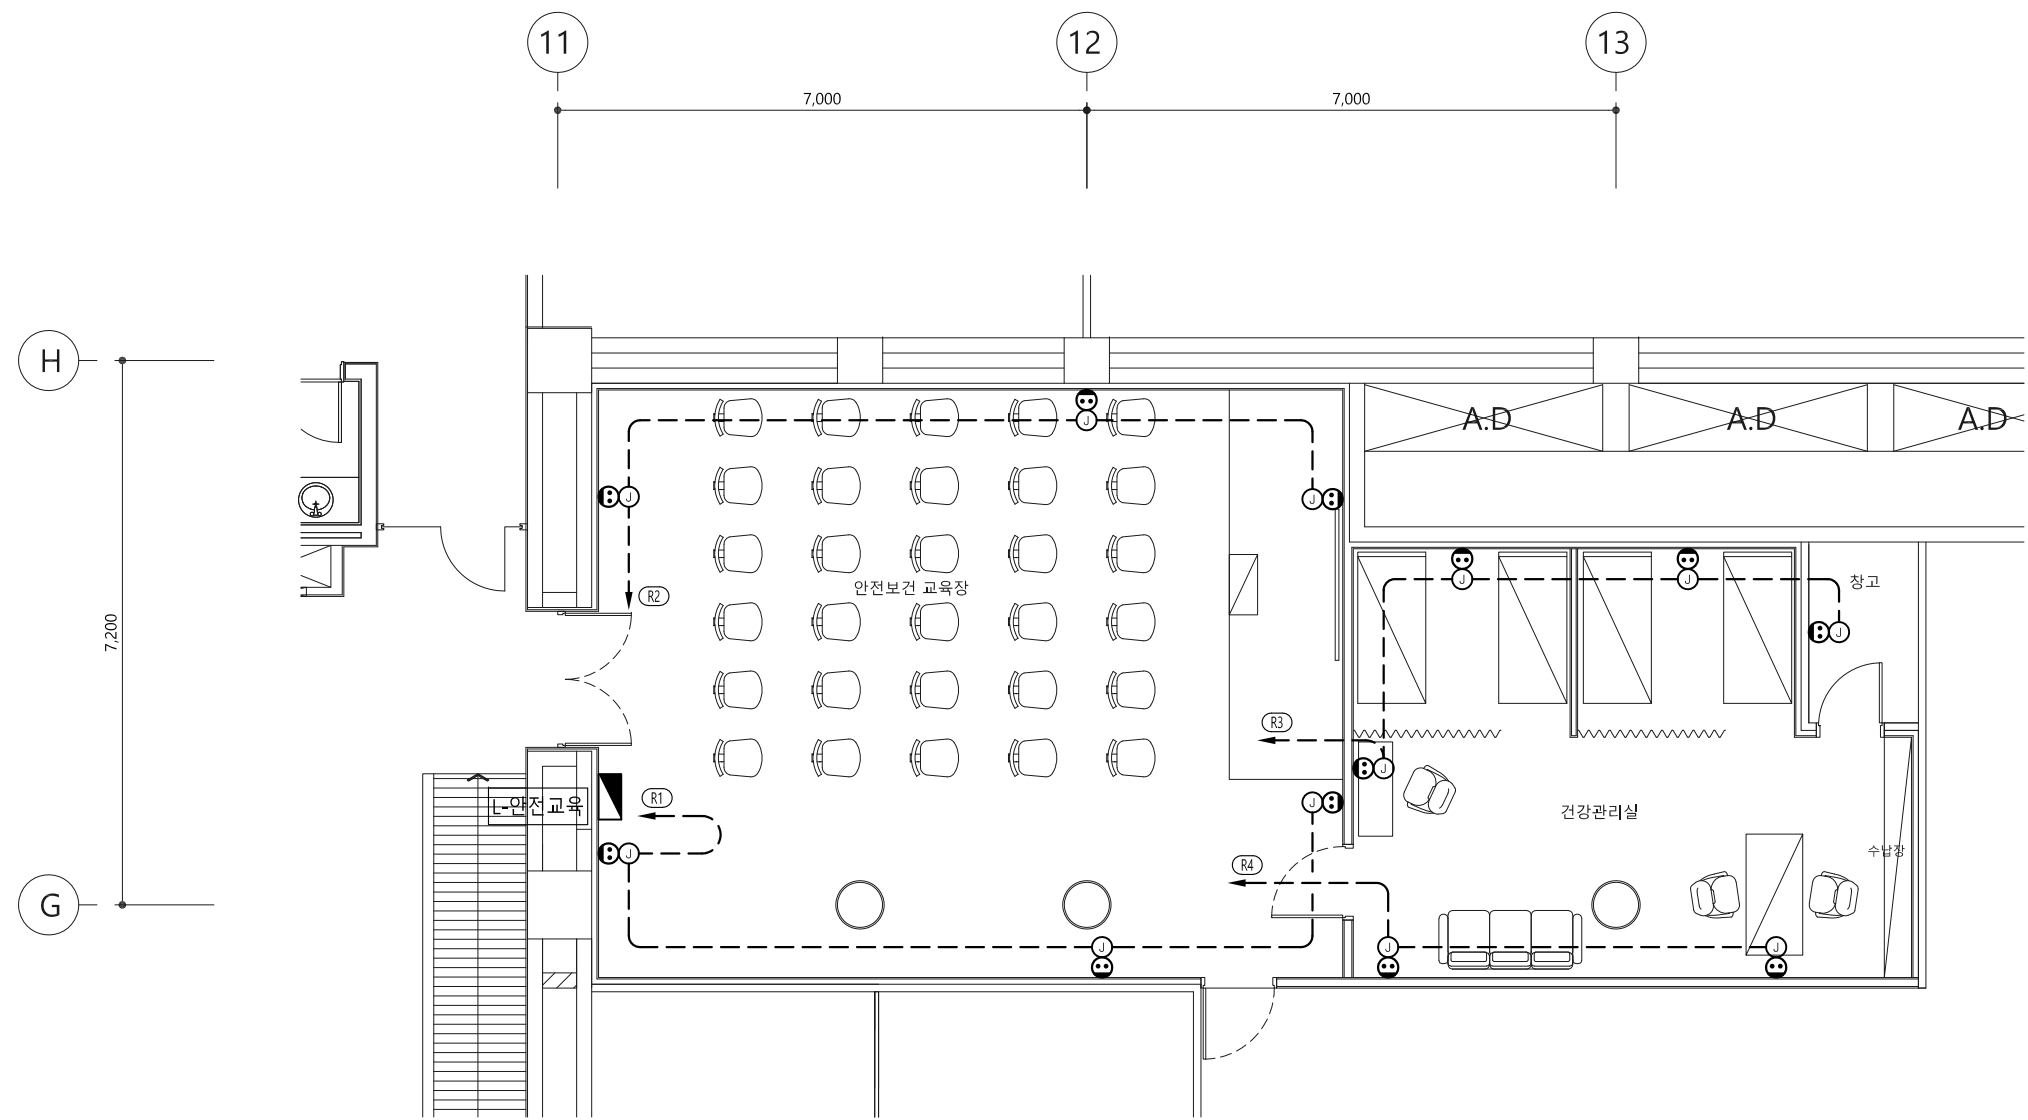

주기사항

전열

---	HFIX 2.5mm ² x 2, E-2.5mm ²	16 C
---	HFIX 2.5mm ² x 4, E-2.5mm ²	22 C

전열수구 250V 15A 2구

- 본 공사에 사용되는 배관은 CD전선관을 사용한다.
(TEX속 노출배관은 금속제 가요전선관을 사용하고, 그의 노출되는 배관은 STEEL 후강 아연도 전선관을 사용한다.)
- 천정 노출배관은 1.5M마다 세들 또는 행거용으로 견고히 지지 시공한다.
- 도면에 배치된 기구 및 배관, 배선을 건축 및 설비의 현장여건에 의하여 변경하여야 할 경우 관계자의 선 승인을 득한 후 변경할 수 있다.



안전보건교육장 및 건강관리실 전열설비 평면도

축척 : 1/100

Sooo
Architecture & Design
수오건축사사무소
서울시 강남구 테헤란로88길 신안역트로진 1515
Tel 02.6053.9280 Fax 02.6053.9281
www.soooarchi.com

DESIGN CONSULTANT

NOTE

REVISION

NO	DATE	DESCRIPTION
----	------	-------------

PROJECT TITLE

세종문화회관 저층부
공간개선사업 실시설계

DRAWN BY

APPROVED BY

Y.Y.S

CHECKED BY

DATE

2023. 07.

DRAWING TITLE

안전교육장 및 건강관리실
전열설비 평면도


SCALE

A3 1:100

DRAWING NO.

EE - 404

*시공시 감독관 및 시설관리자와 협의 후 현장여건에 맞춰 시공 할 것.

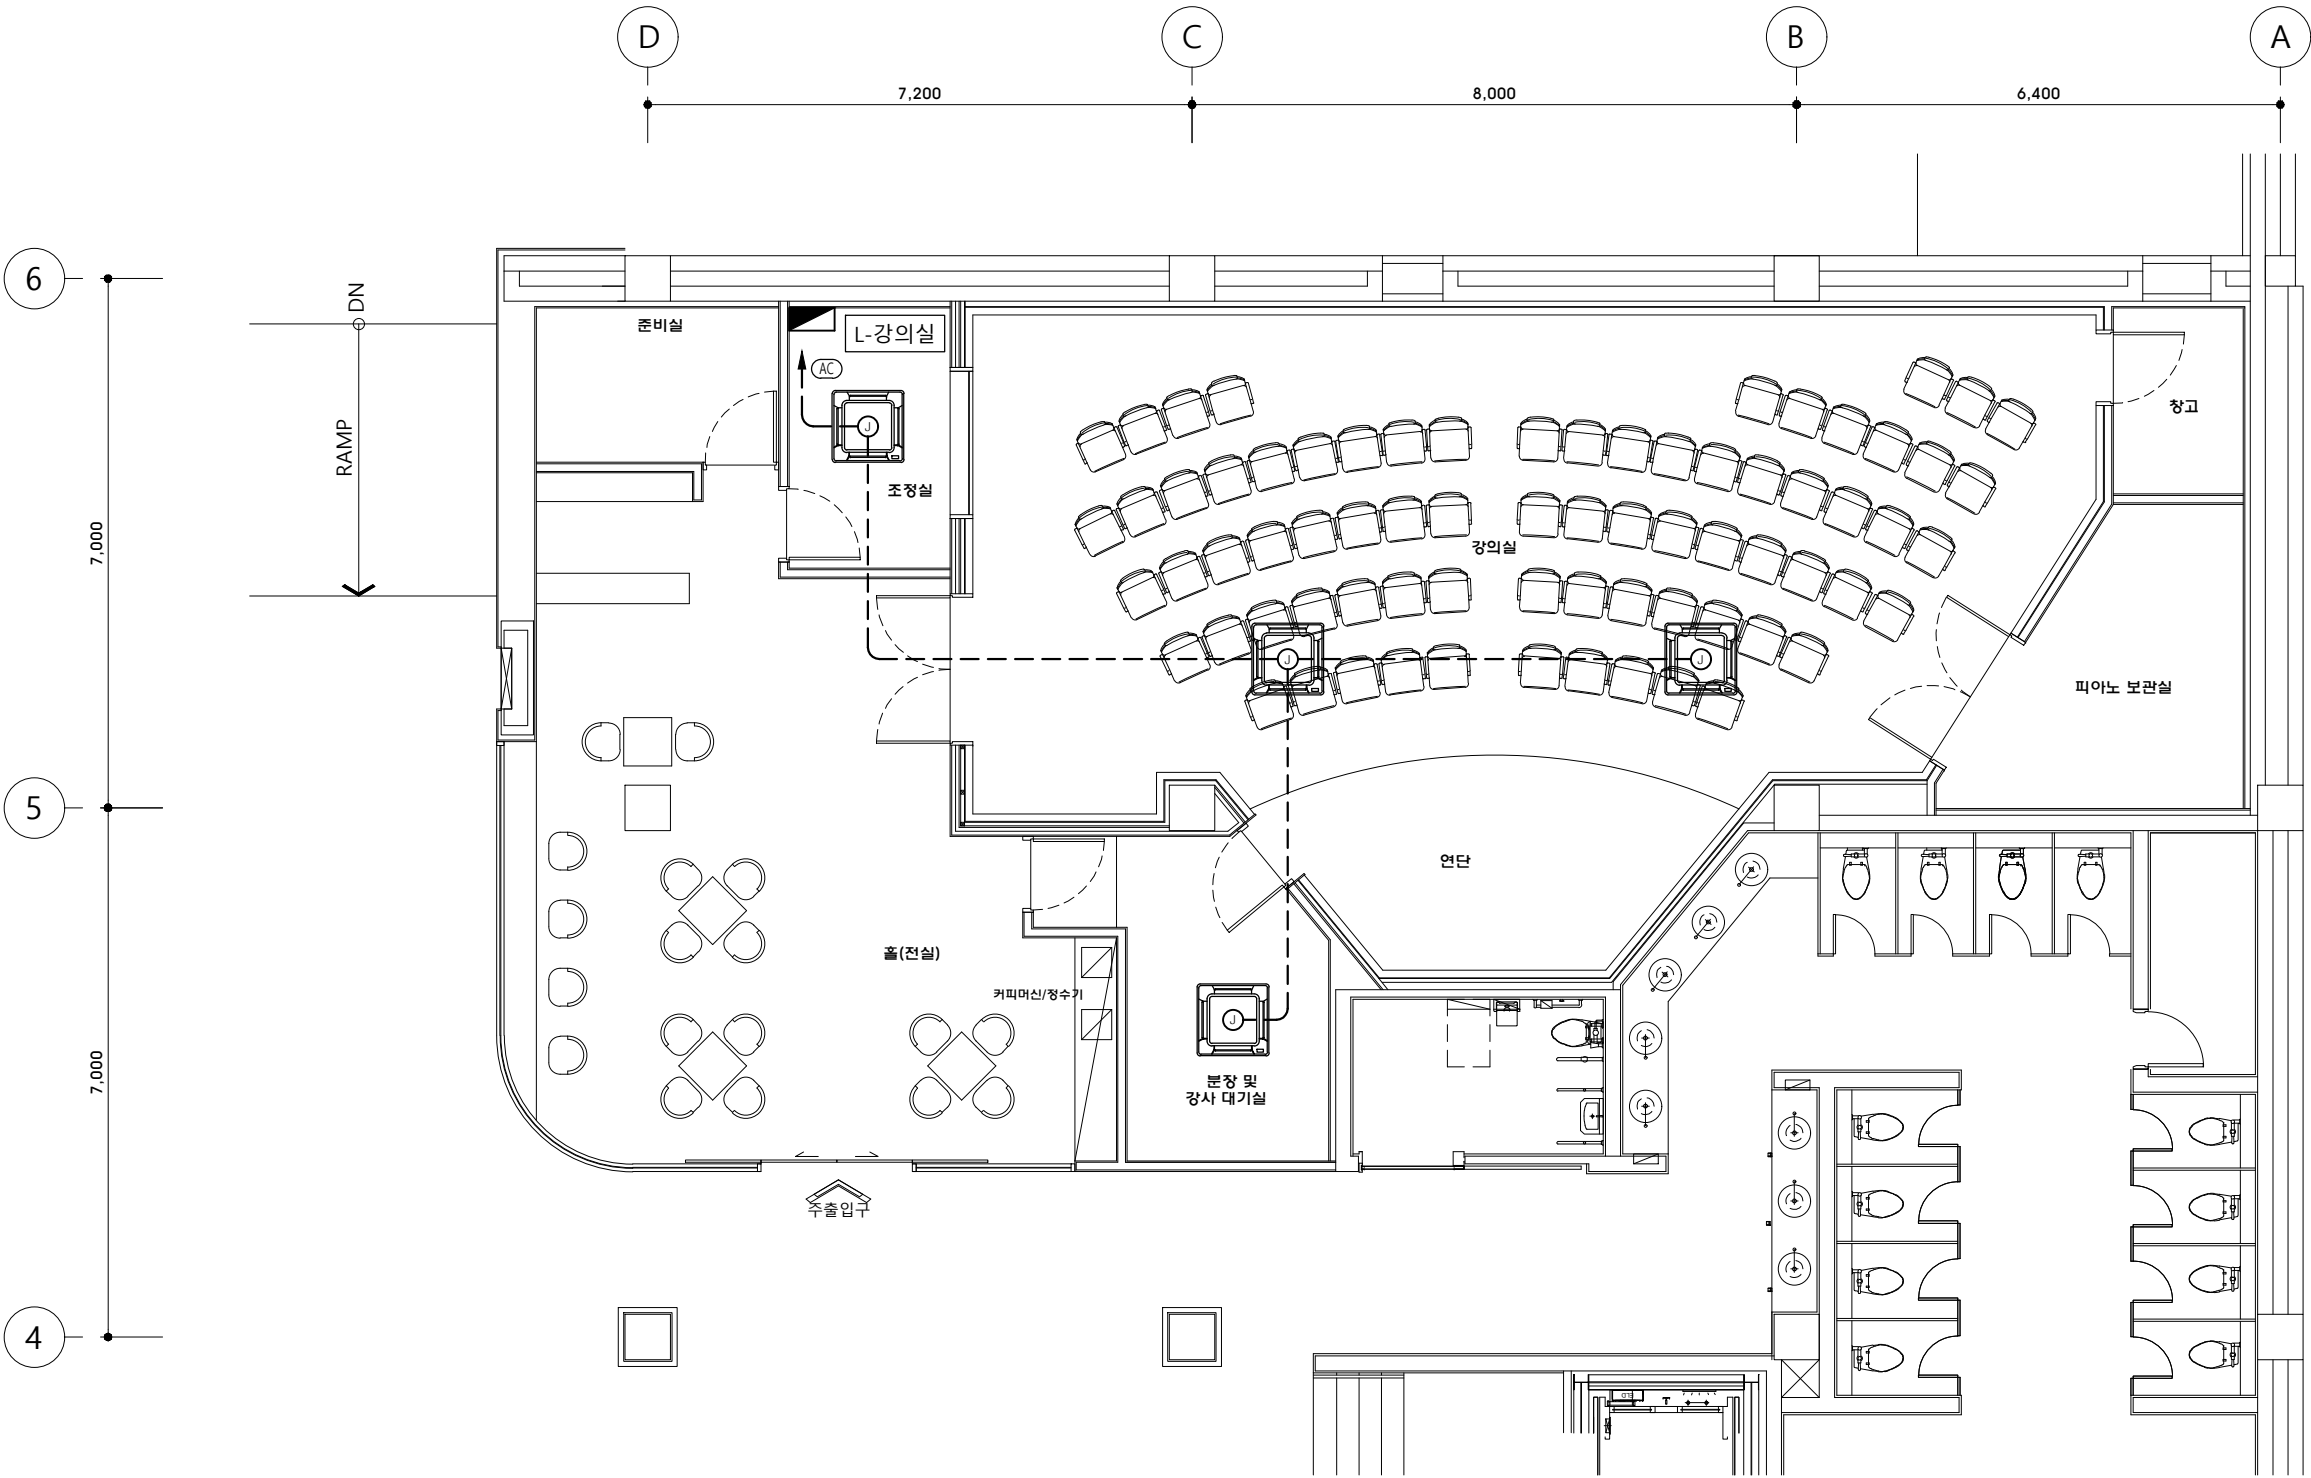

주기사항

----	HFIX 2.5mm x 2, E-2.5mm	16 C
— ← —	EMPTY PIPE	22 C

- 본 공사에 사용되는 배관은 CD전선관을 사용한다.
(TEX속 노출배관은 금속제 가요전선관을 사용하고, 그외 노출되는 배관은 STEEL 후강 아연도 전선관을 사용한다.)
- 천정 노출배관은 1.5M마다 새들 또는 행거용으로 견고히 지지 시공한다.
- 도면에 배치된 기구 및 배관, 배선을 건축 및 설비의 현장여건에 의하여 변경하여야 할 경우 관계자의 선 승인을 득한 후 변경할 수 있다.

강의실 냉.난방설비 평면도

축척 : 1/100

Sooo
Architecture & Design
수오건축사사무소
서울시 강남구 테헤란로88길 신안재로1길 1515
Tel 02.6053.9280 Fax 02.6053.9281
www.sooarchi.com

DESIGN CONSULTANT

NOTE

REVISION

NO	DATE	DESCRIPTION
----	------	-------------

PROJECT TITLE

세종문화회관 저층부
공간개선사업 실시설계

DRAWN BY

APPROVED BY

Y.Y.S

CHECKED BY

DATE

2023. 07.

DRAWING TITLE

강의실
냉.난방설비 평면도

SCALE

A3 1:100

DRAWING NO.

EE - 501