 


PROJECT TITLE




세종문화회관

http://www.sejong.or.kr

세종문화회관  
시설현황도

NOTES

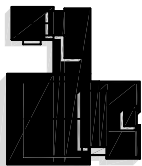

ARCHITECTS

CONSULTANTS  
STRUCTURAL

MECHANICAL

ELECTRICAL

Civil

REVISION  
REMARK DESCRIPTION DATE

APPROVED BY

REVIEWED BY

CHECKED BY

DRAWN BY

SCALE

DRAWING TITLE A3: 1/600

지상2층 소화배관 평면도

DRAWING NO.

F - 003


SHEET NO.

DATE

2024.10



## 세종예술동기세종예술동나세종예술동다

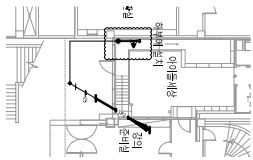


## 지상2층하부소화배관확대평면도

축척: A1(1/300), A3(1/600)

## 사무동



## 대극장

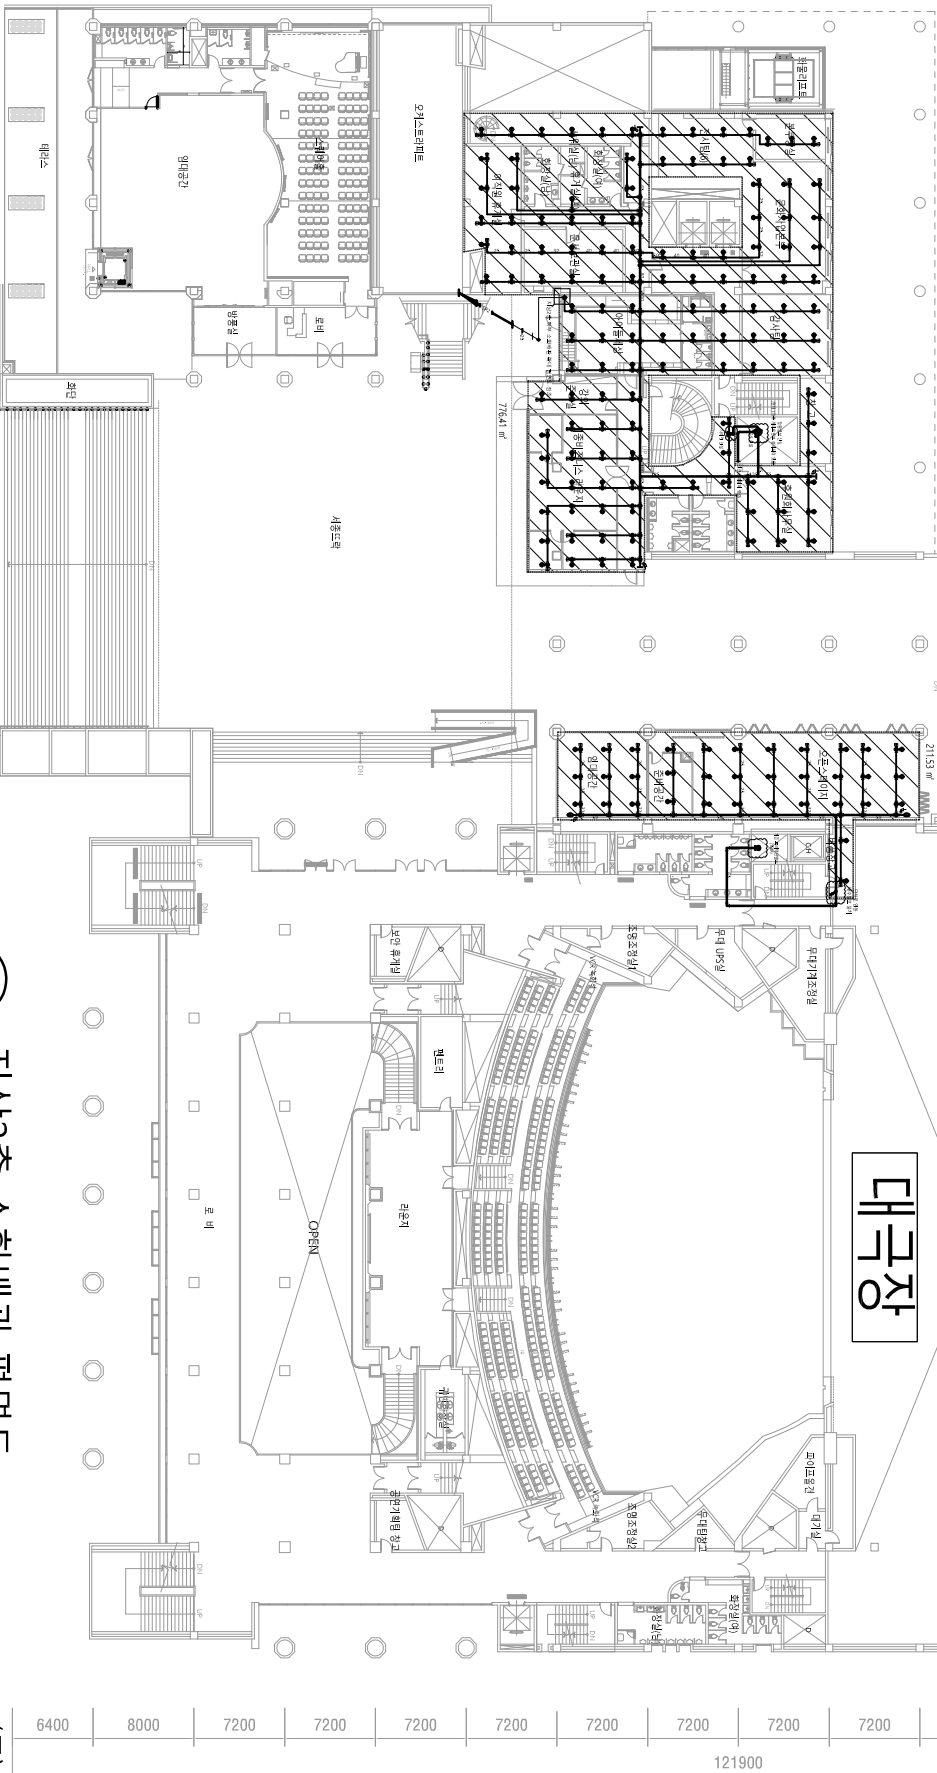

## 스프링클러헤드수별급수관의구경

급수구경	25	32	40	50	65	80	90	100	125	150
구분	상급수	중급수	하급수	상급수	중급수	하급수	상급수	중급수	하급수	상급수
가	상급수	중급수	하급수	상급수	중급수	하급수	상급수	중급수	하급수	상급수
나	상급수	중급수	하급수	상급수	중급수	하급수	상급수	중급수	하급수	상급수
다	상급수	중급수	하급수	상급수	중급수	하급수	상급수	중급수	하급수	상급수

\*교차배관의관경은도면에표기된크기로시공할것  
\*기타배관및도면에표기되지않은배관의관경은하부에상응하여설치할것

## 지상2층소화배관평면도

축척: A1(1/300), A3(1/600)



### <사무동>

구분	명칭 (내용)	종별개수
상급수	상급수	1

구분	명칭 (내용)	종별개수
중급수	중급수	131

구분	명칭 (내용)	종별개수
하급수	하급수	1

### <예술동-나동>

구분	명칭 (내용)	종별개수
상급수	상급수	132

### <대극장>

구분	명칭 (내용)	종별개수
상급수	상급수	35

\* 하향식 헤드에 차폐판을 설치 할 것.

상급수 : 용역 범위

(주) 정 평 이 앤 씨

일반소방시설 설계업 (전기, 기계)

연혁 번호 제 2023-01-00025 호

민원 광역 시 계약 구 정제로 851.5총

소방설비기사(전기, 기계) 정 은 경

대표이사

